



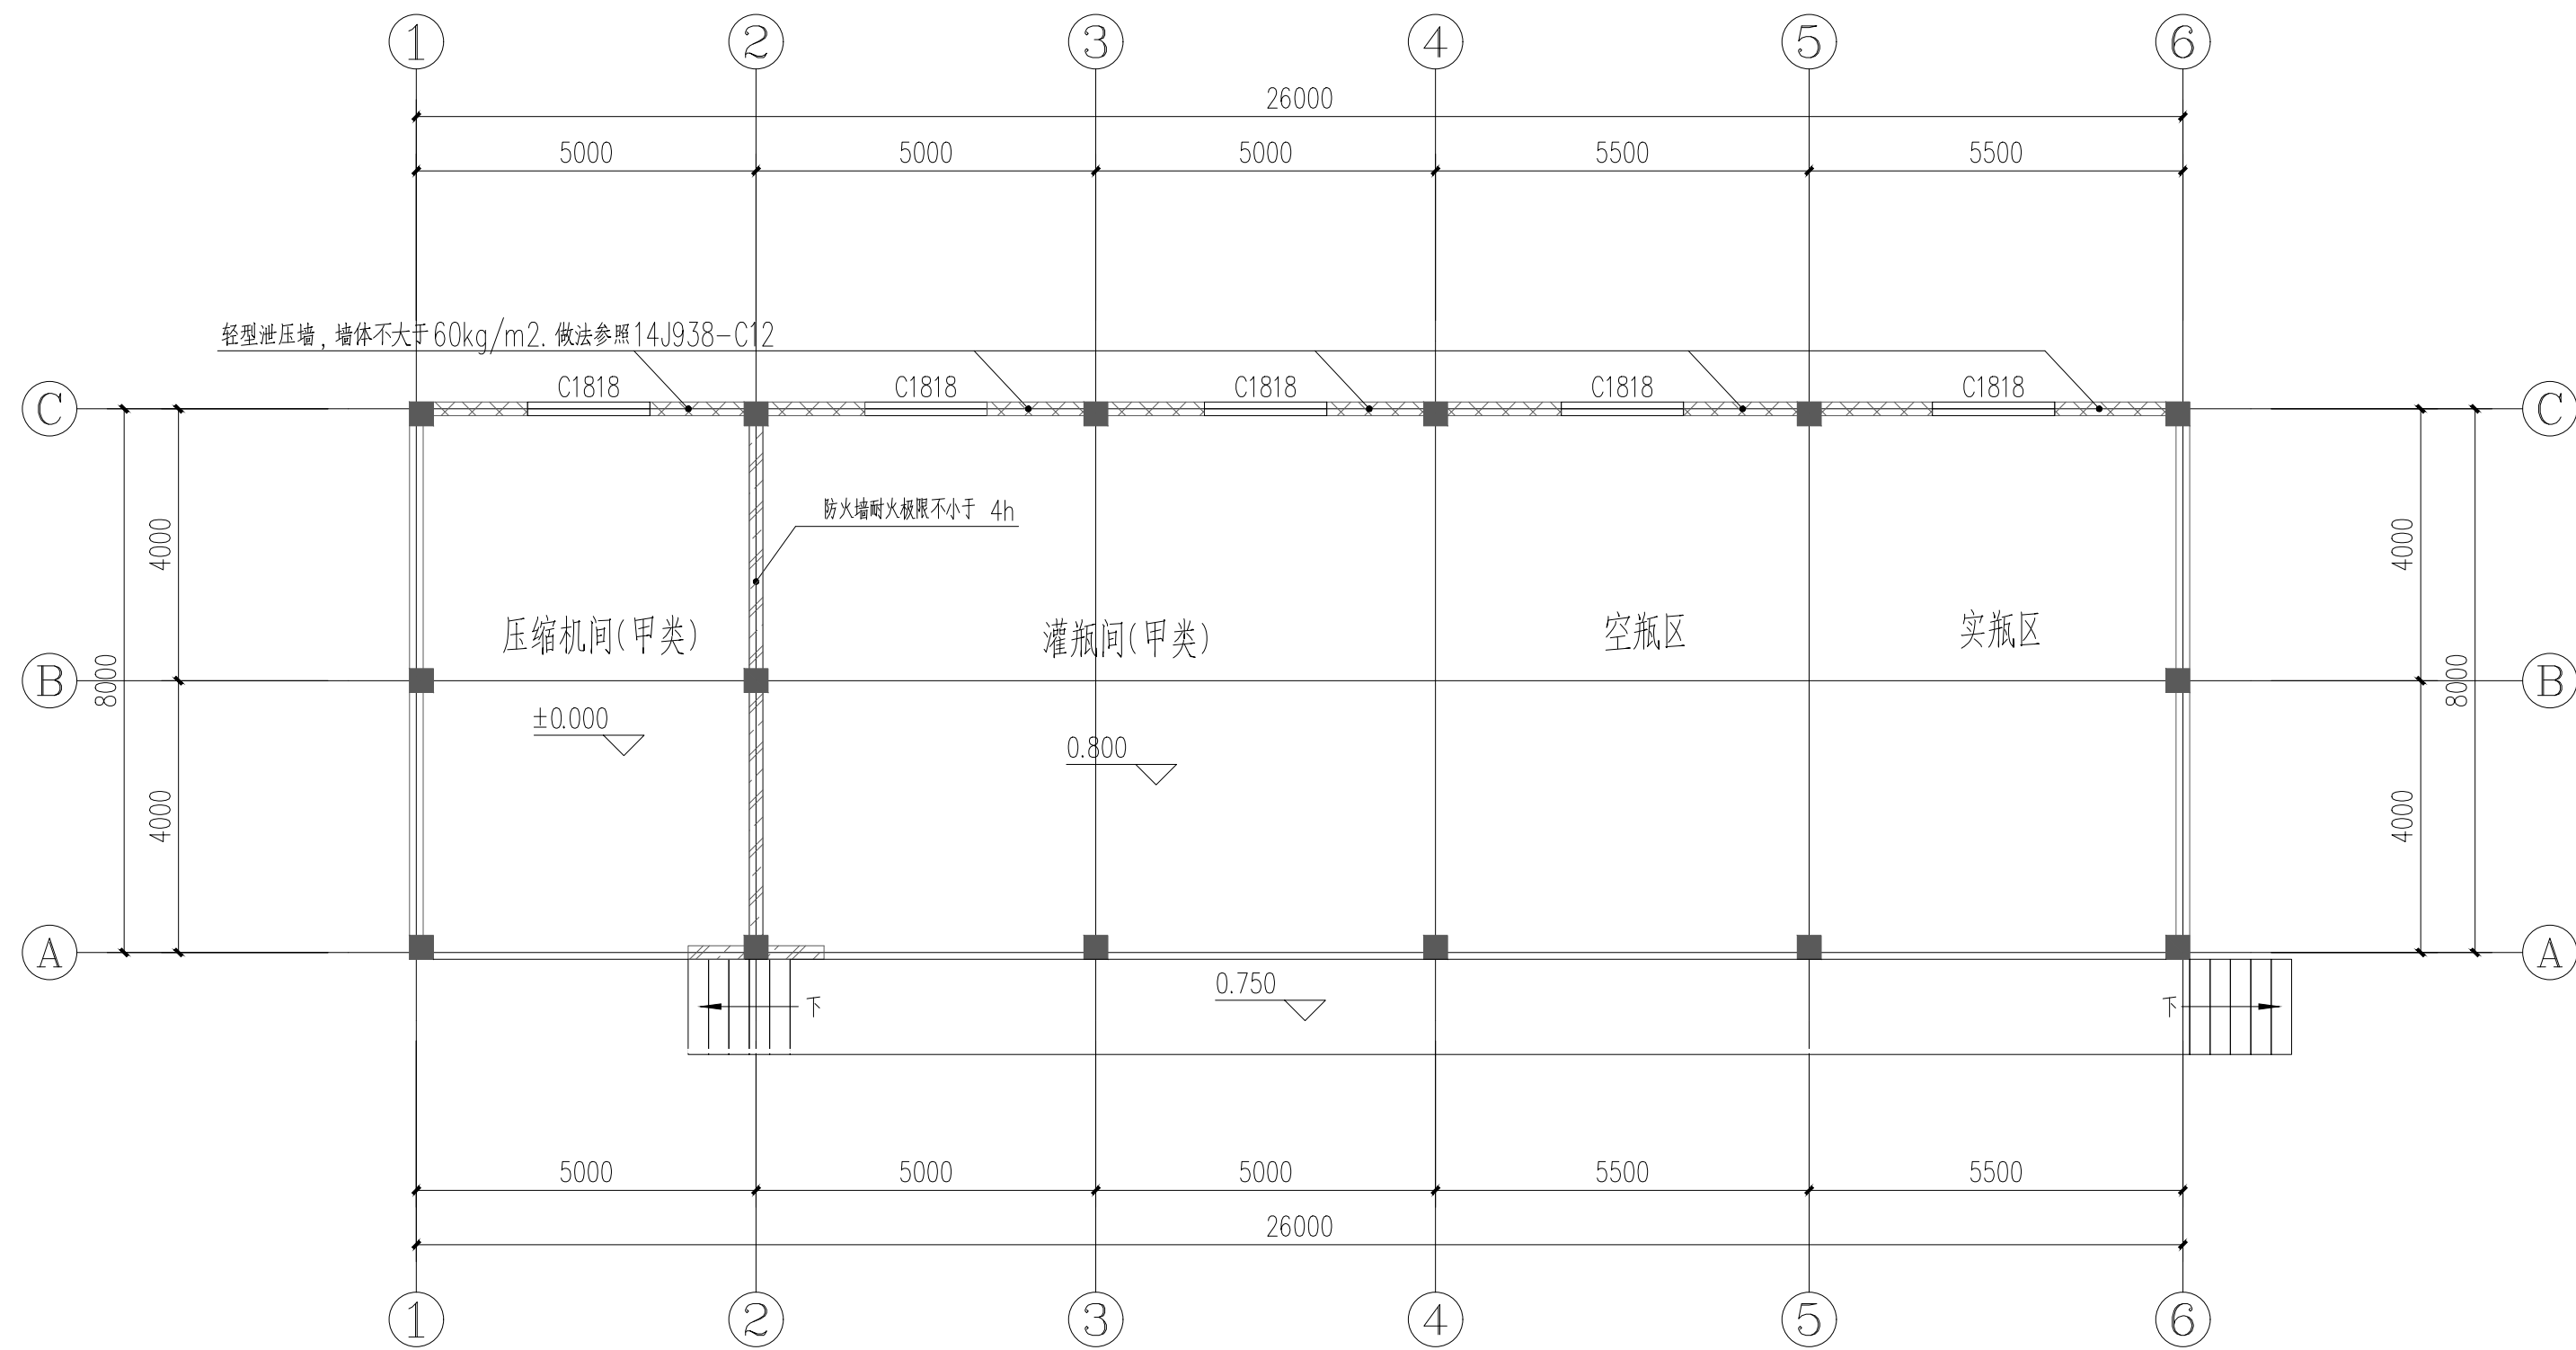



一层平面图 1:100

 佳创能源 JIA CHUANG ENERGY				湖南佳创能源工程设计研究院有限公司 Hunan Jiachuang Energy Engineering Design And Research Institute Co., Ltd.				设计资质 市政行业（城镇燃气）专业甲级 证书编号 A143012522		项目代号 JCNY2025-SJ-XHJS-01			
批 准		签 字		校 核		签 字		建设单位	会同新佑安能源有限公司		项目阶段	方 案	版本号
审 核		签 字		设 计		签 字		工程名称	会同县坪村镇液化石油气充装储配站项目		专 业	建 筑	0
审 定		签 字		制 图		签 字		项目名称	液化石油气储配站— 灌装间		图 号	JZ- 01	
项目负责		签 字		专业负责		签 字		图纸内容:	一层平面图		比 例	1:100	
		签 字			时 间	2026. 05							


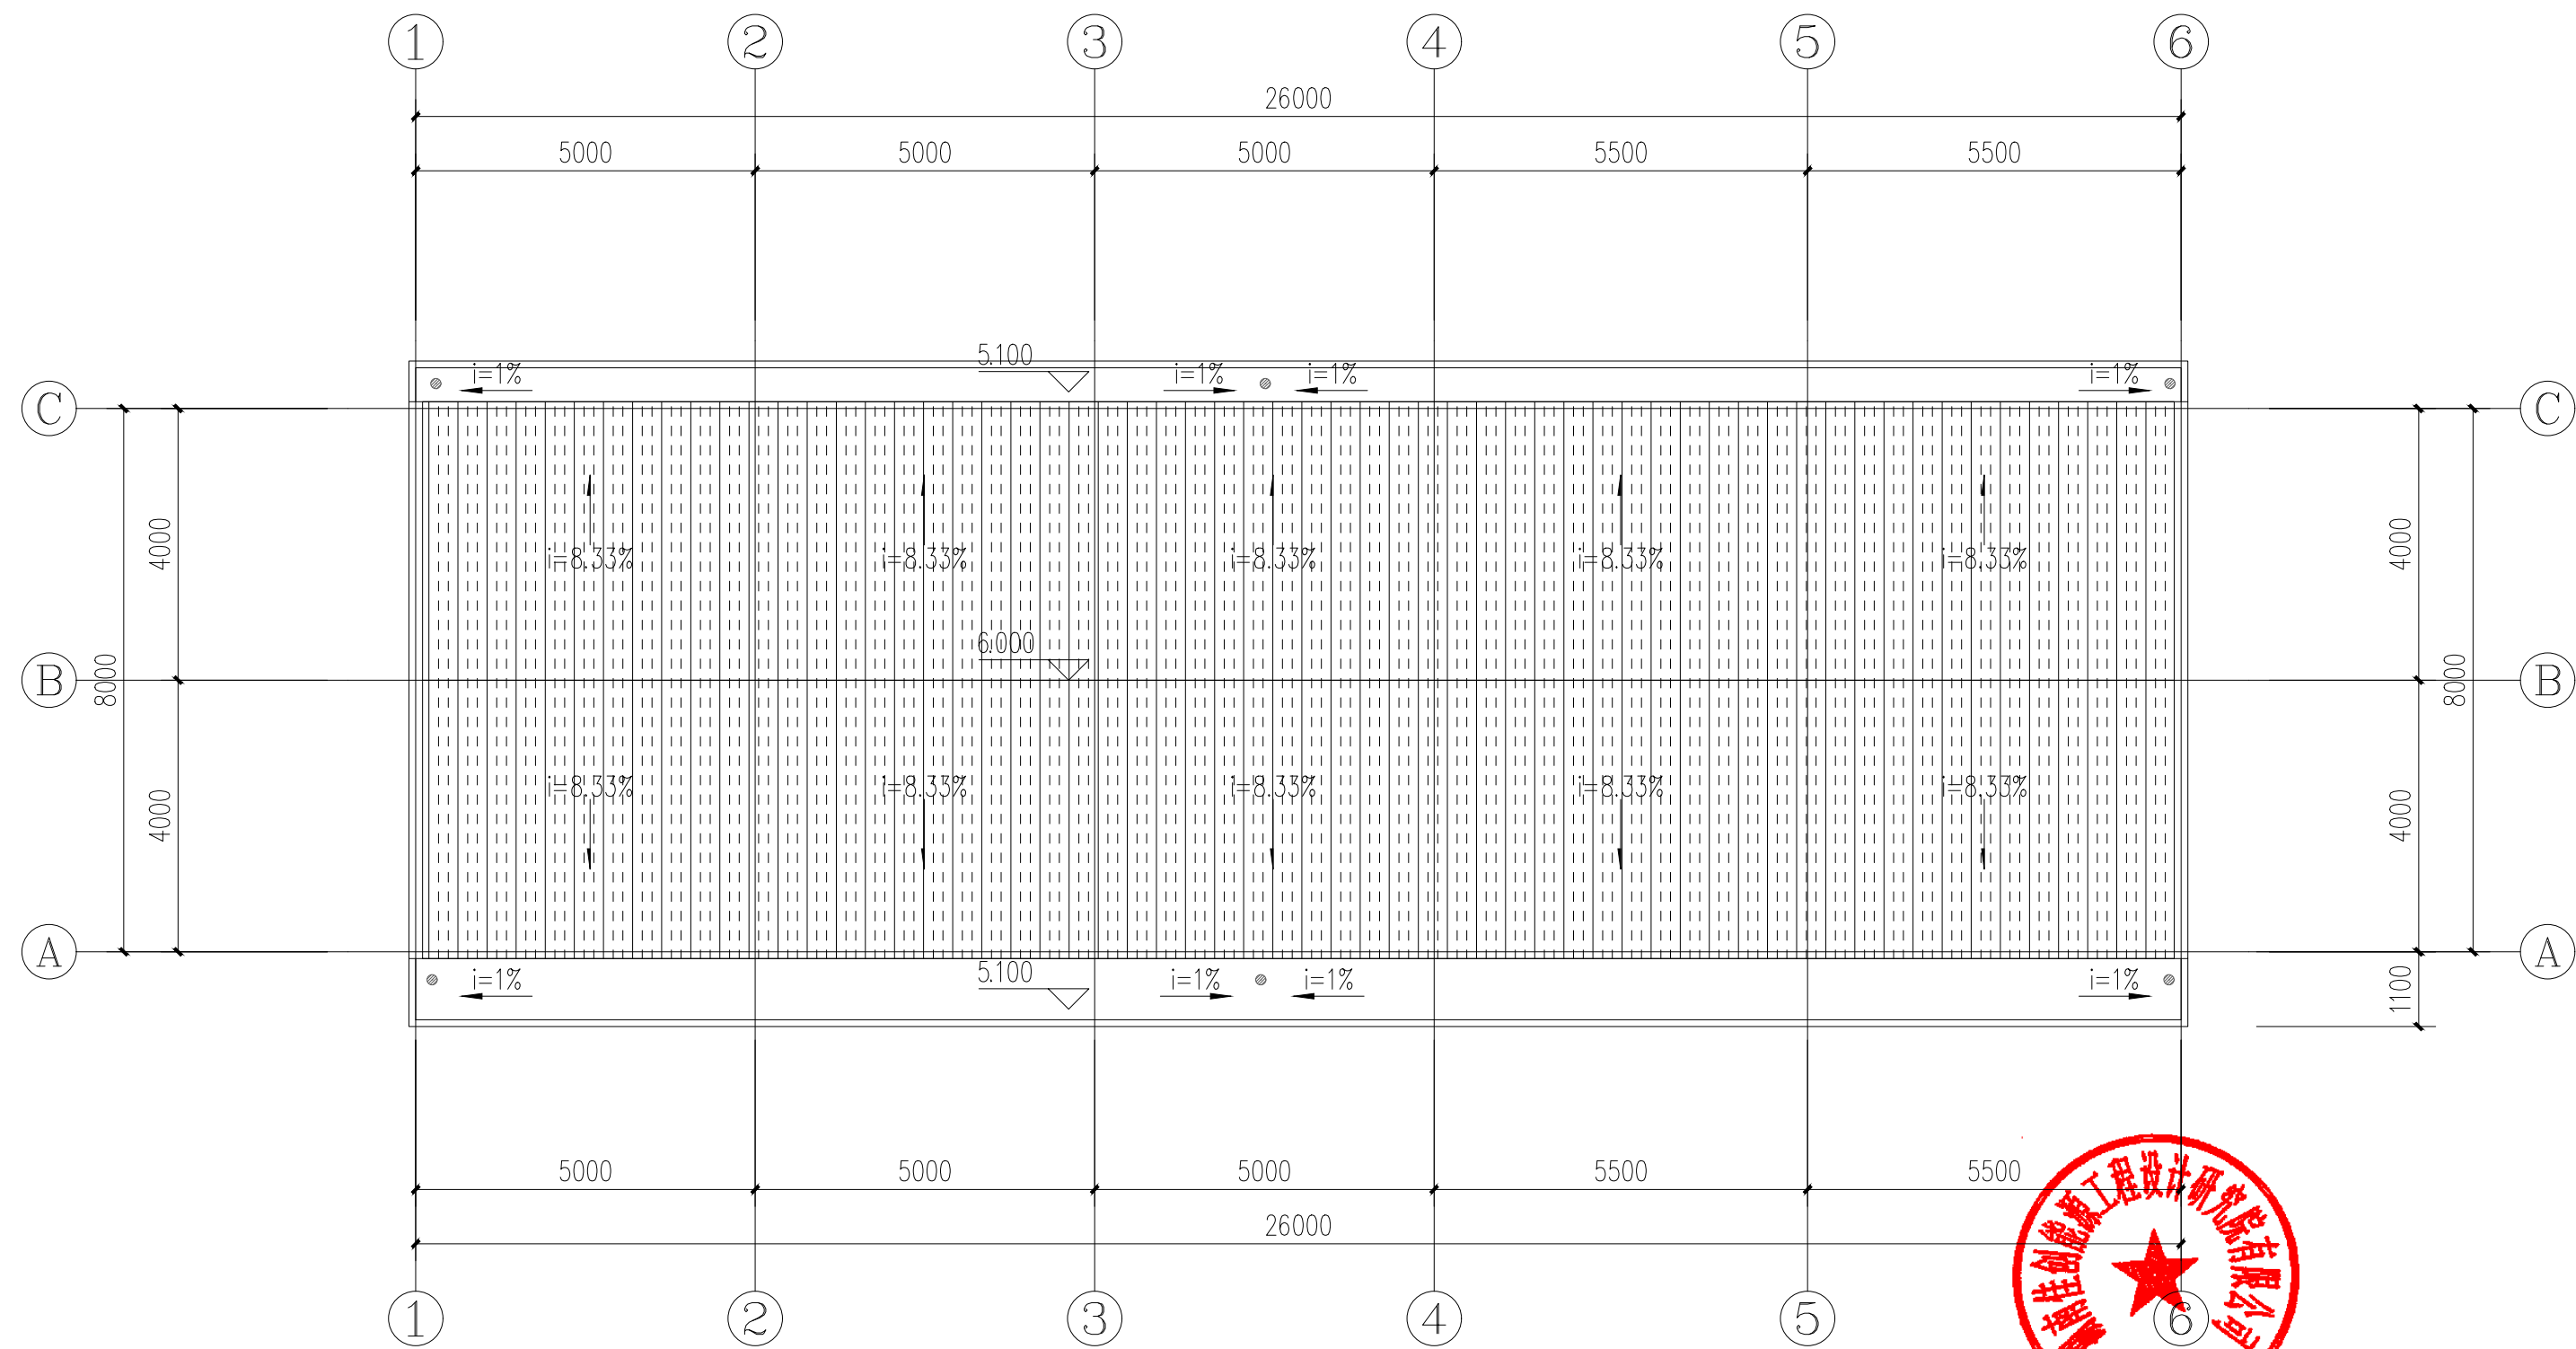


屋面平面图 1:100


 佳创能源 JIA CHUANG ENERGY				湖南佳创能源工程设计研究院有限公司 Hunan Jiachuang Energy Engineering Design And Research Institute Co.,Ltd.				设计资质 市政行业（城镇燃气）专业甲级		项目代号			
				证书编号				A143012522		JCNY2025-SJ-XHJS-01			
批 准		签字		校 核		签字		建设单位	会同新佑安能源有限公司		项目阶段	方 案	版本号
审 核		签字		设 计		签字		工程名称	会同县坪村镇液化石油气充装储配站项目		专 业	建 筑	0
审 定		签字		制 图		签字		项目名称	液化石油气储配站— 灌装间		图 号	JZ- 02	
项目负责		签字		专业负责		签字		图纸内容:	屋面平面图		比 例	1:100	
		签字			时 间	2026. 05							

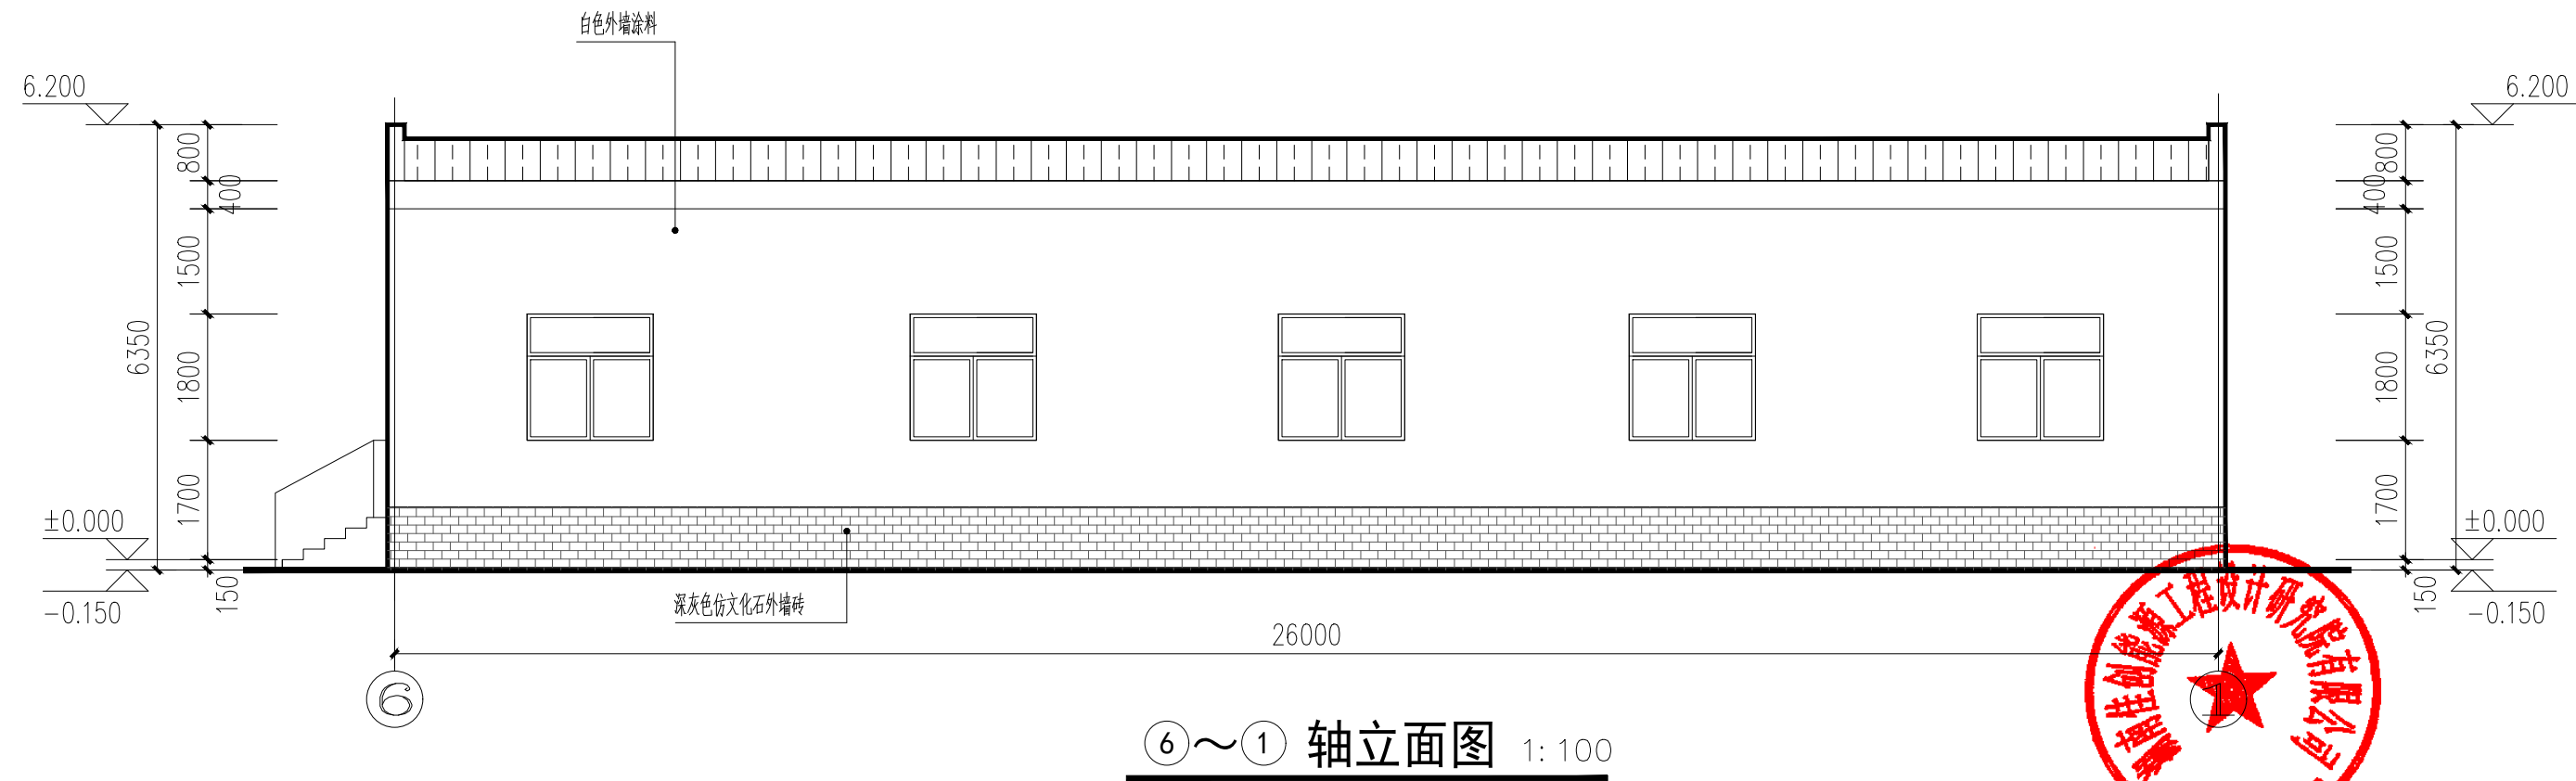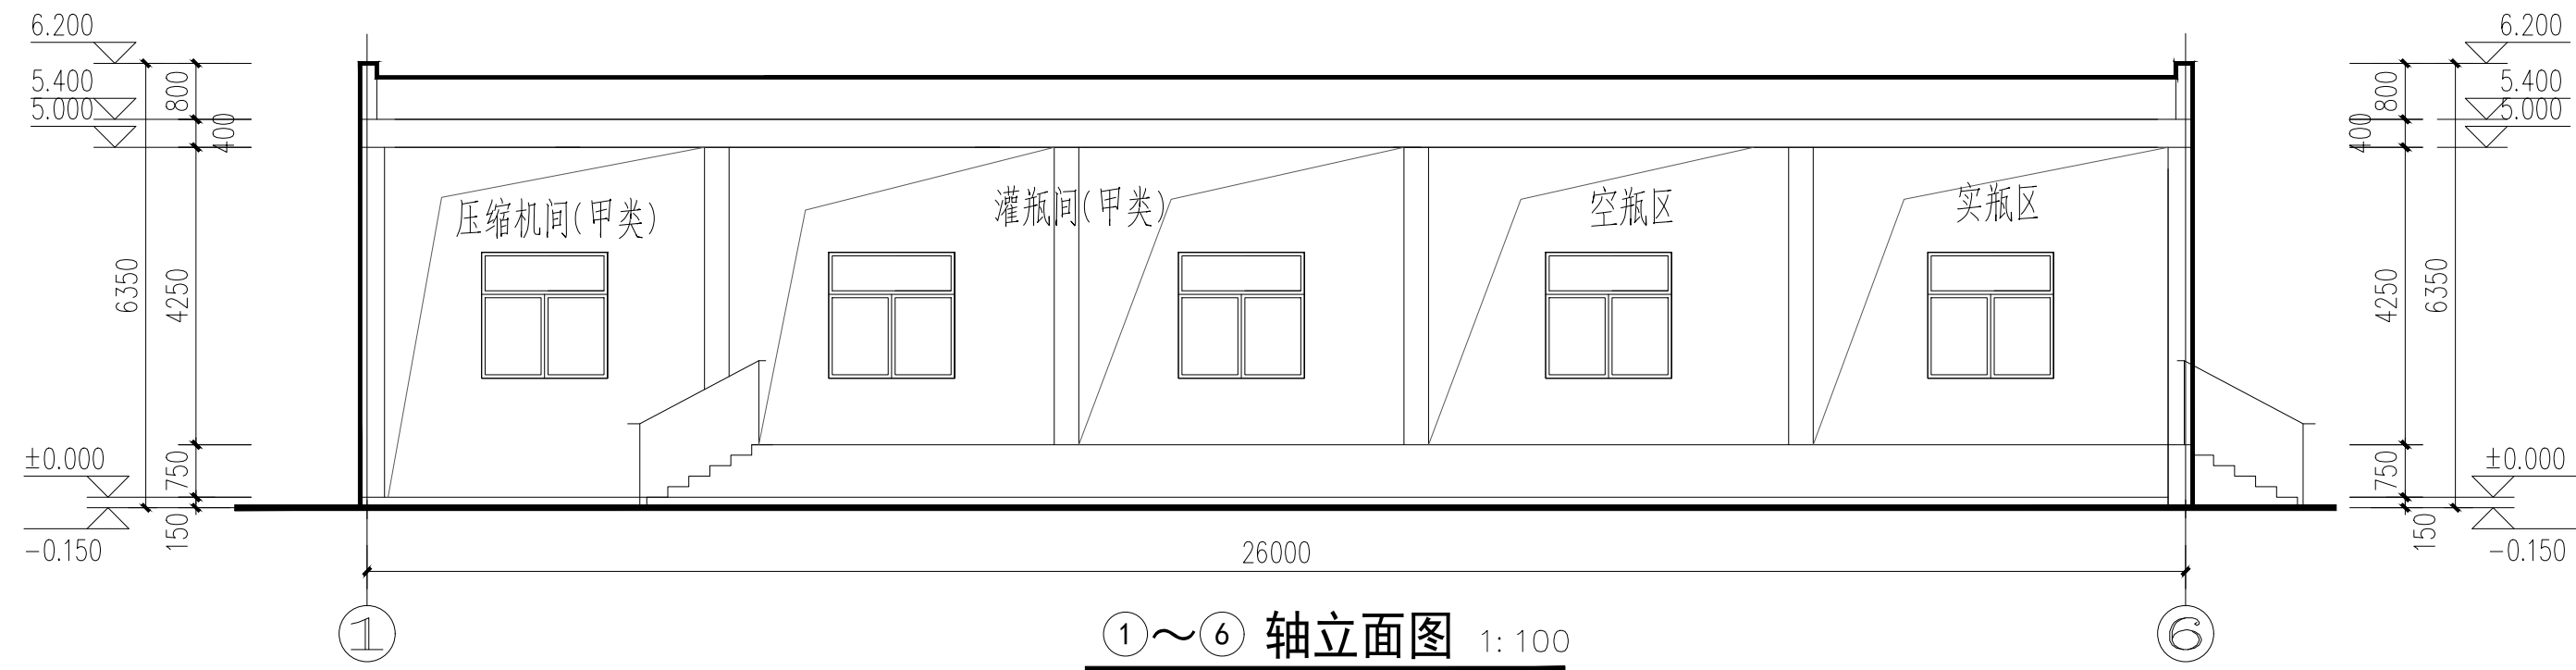

 佳创能源 JIA CHUANG ENERGY				湖南佳创能源工程设计研究院有限公司 Hunan Jiachuang Energy Engineering Design And Research Institute Co., Ltd.				设计资质 市政行业（城镇燃气）专业甲级		项目代号	
								证书编号		A143012522	
批 准				签 字				校 核			
审 核				签 字				设 计			
审 定				签 字				制 图			
项目负责				签 字				专 业 负责			
				签 字				专 业 负责			
								建设单位		会同新佑安能源有限公司	
								工程名称		会同县坪村镇液化石油气充装储配站项目	
								项目名称		液化石油气储配站—灌装间	
								图纸内容：		①～⑥轴立面图	
										⑥～①轴立面图	
										项目阶段	
										方 案	
										版 本	
										专 业	
										建 筑	
										图 号	
										JZ- 03	
										比 例	
										1:100	
										时 间	
										2026. 05	
										0	

  


 佳创能源 JIA CHUANG ENERGY				湖南佳创能源工程设计研究院有限公司				设计资质		市政行业（城镇燃气）专业甲级		项目代号													
				Hunan Jiachuang Energy Engineering Design And Research Institute Co., Ltd.				证书编号		A143012522		JCNJ2025-SJ-XHJS-01													
批 准				签 字				校 核				签 字				建设单位		会同新佑安能源有限公司		项目阶段		方 案		版本号	
审 核				签 字				设 计				签 字				工程名称		会同县坪村镇液化石油气充装储配站项目		专 业		建 筑			
审 定				签 字				制 图				签 字				项目名称		液化石油气储配站—灌装间		图 号		JZ-04			
项目负责				签 字				专业负责				签 字				图纸内容:		①~③轴立面图 ④~①轴立面图		比 例		1:100		0	
				签 字						时 间		2026.05													

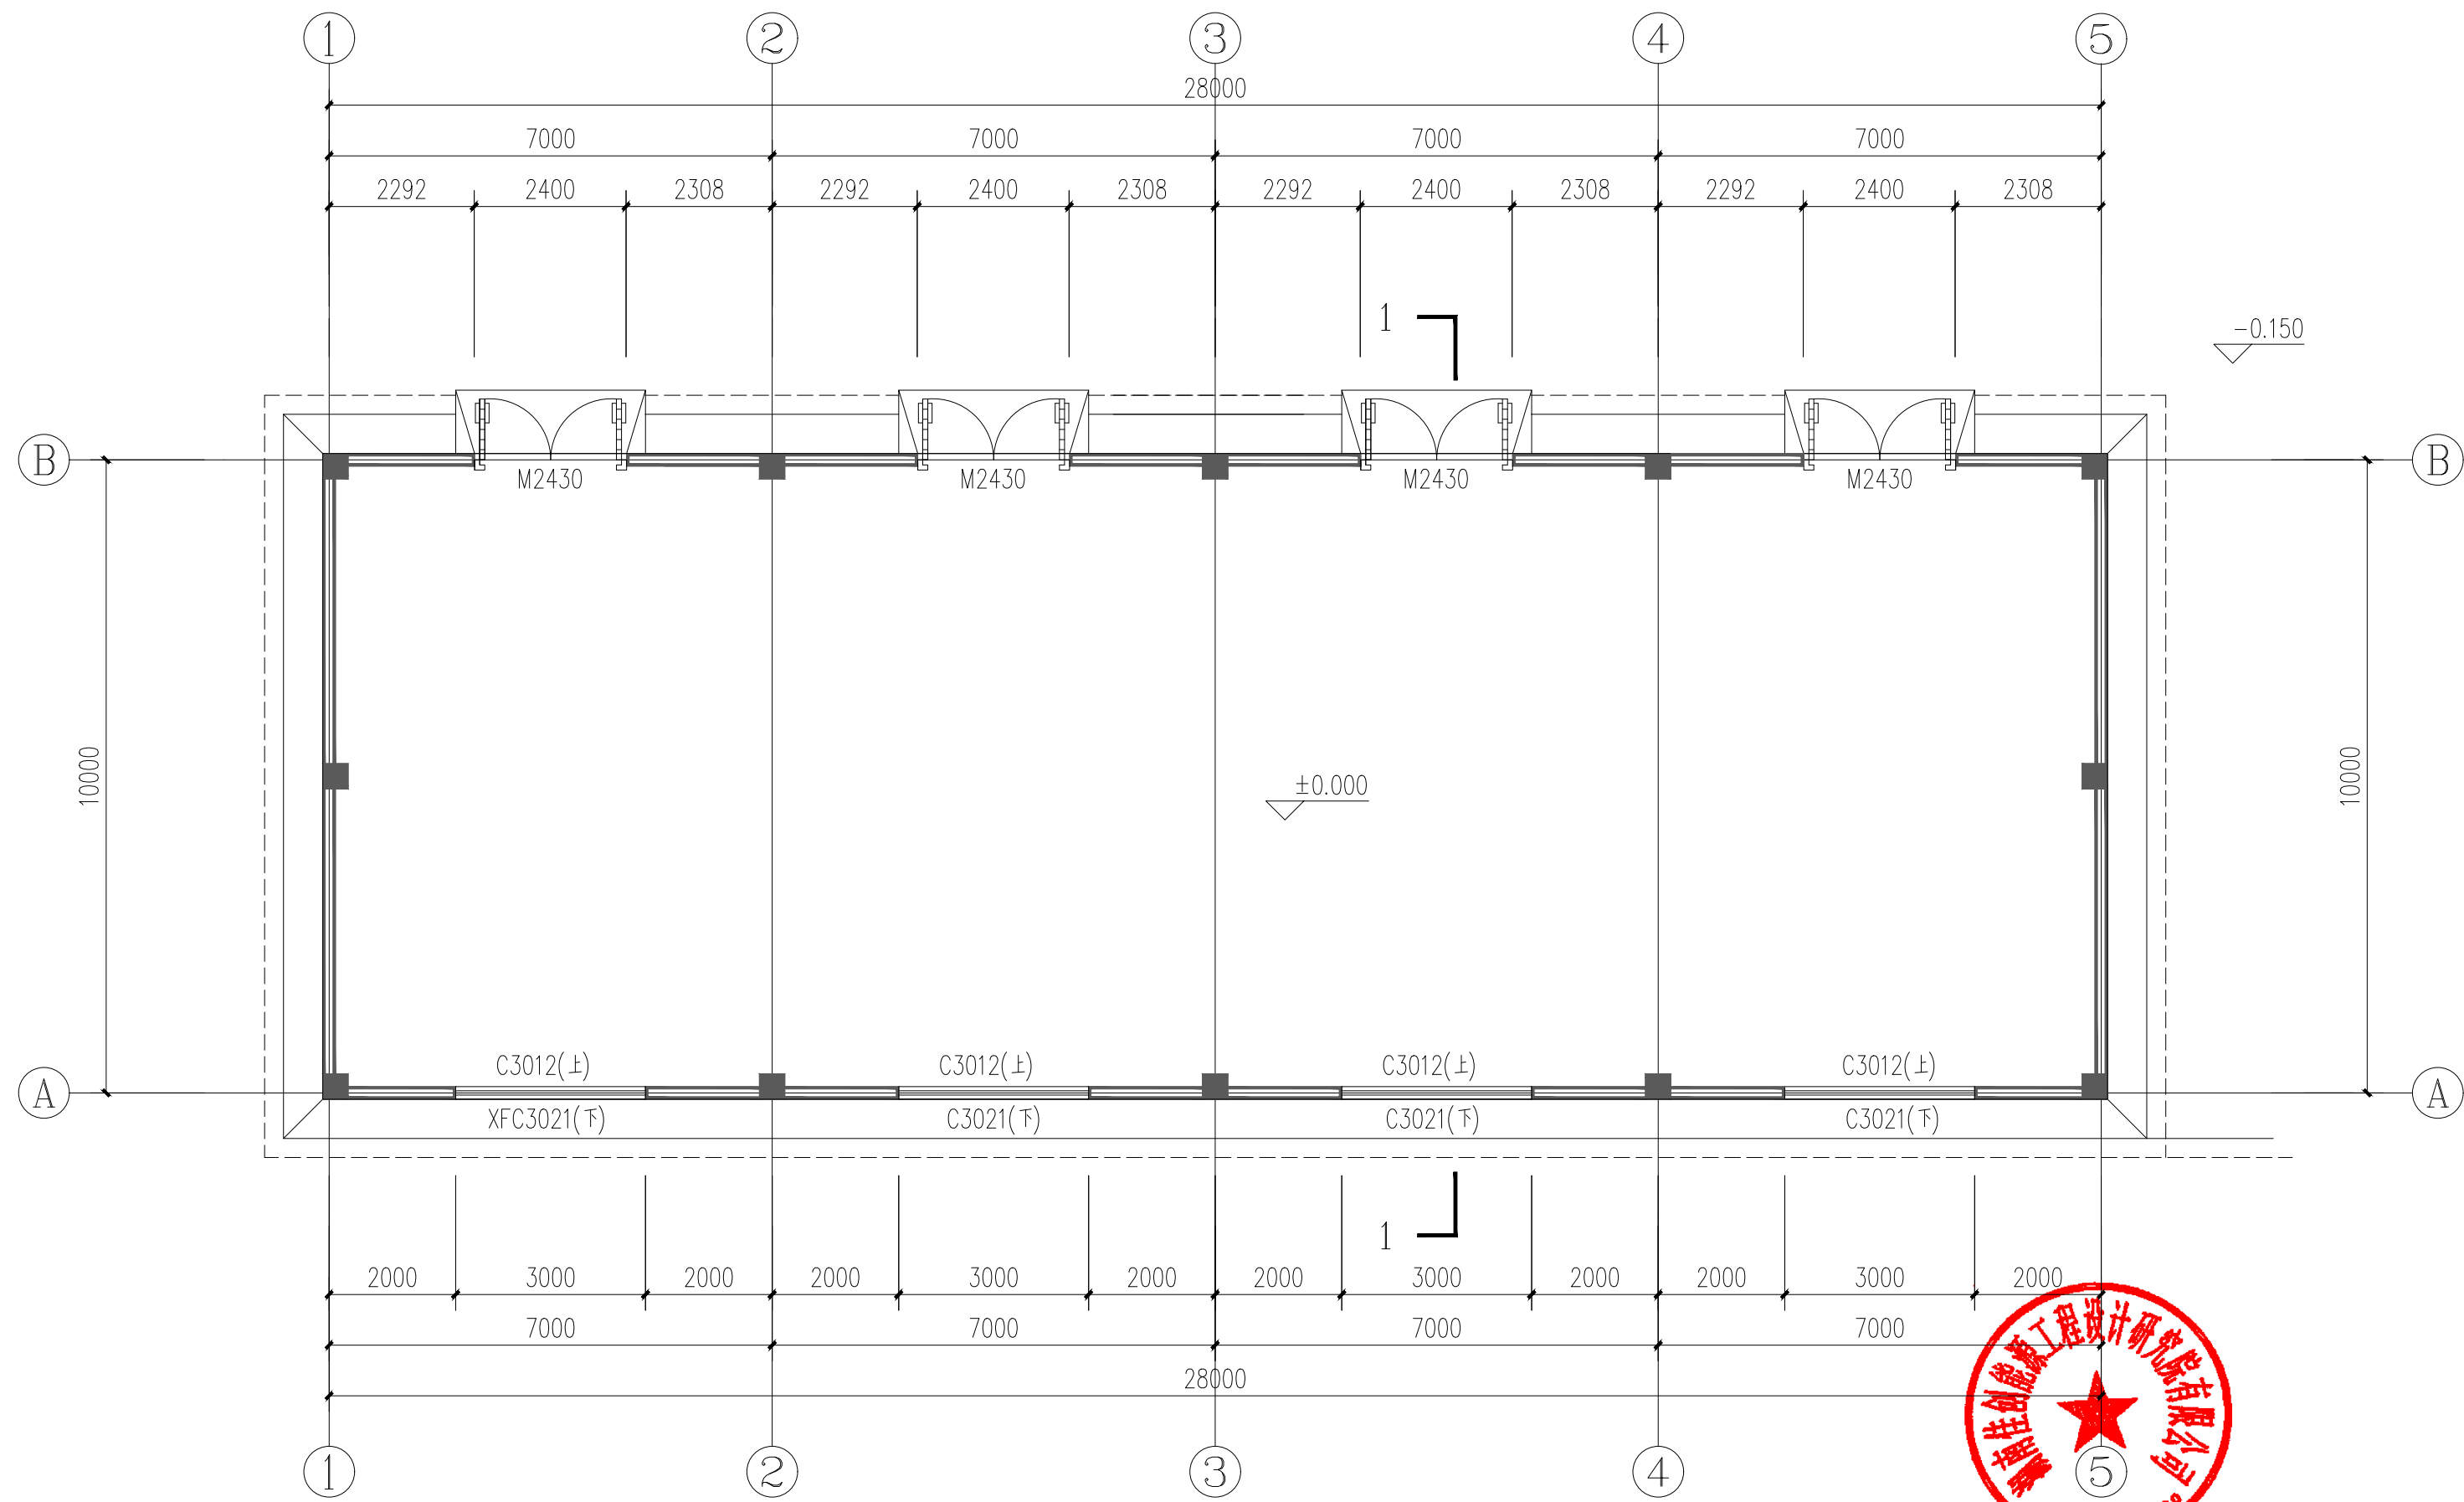


一层平面图 1: 100
本层建筑面积: 287.64m²

佳创能源 JIA CHUANG ENERGY 湖南佳创能源工程设计研究院有限公司 Hunan Jiachuang Energy Engineering Design And Research Institute Co., Ltd.					设计资质	市政行业（城镇燃气）专业甲级		项目代号					
					证书编号	A143012522			JONY2025-SJ-XHJS-01				
批 准		签字		校 核		签字		建设单位	会同新佑安能源有限公司		项目阶段	方 案	版本号
审 核		签字		设 计		签字		工程名称	会同县坪村镇液化石油气充装储配站项目		专 业	建 筑	0
审 定		签字		制 图		签字		项目名称	液化石油气储配站— 丙类仓库		图 号	JZ- 01	
项目负责		签字		专业负责		签字		图纸内容:	一层平面图		比 例	1:100	
		签字			签字		时 间				2026. 05		

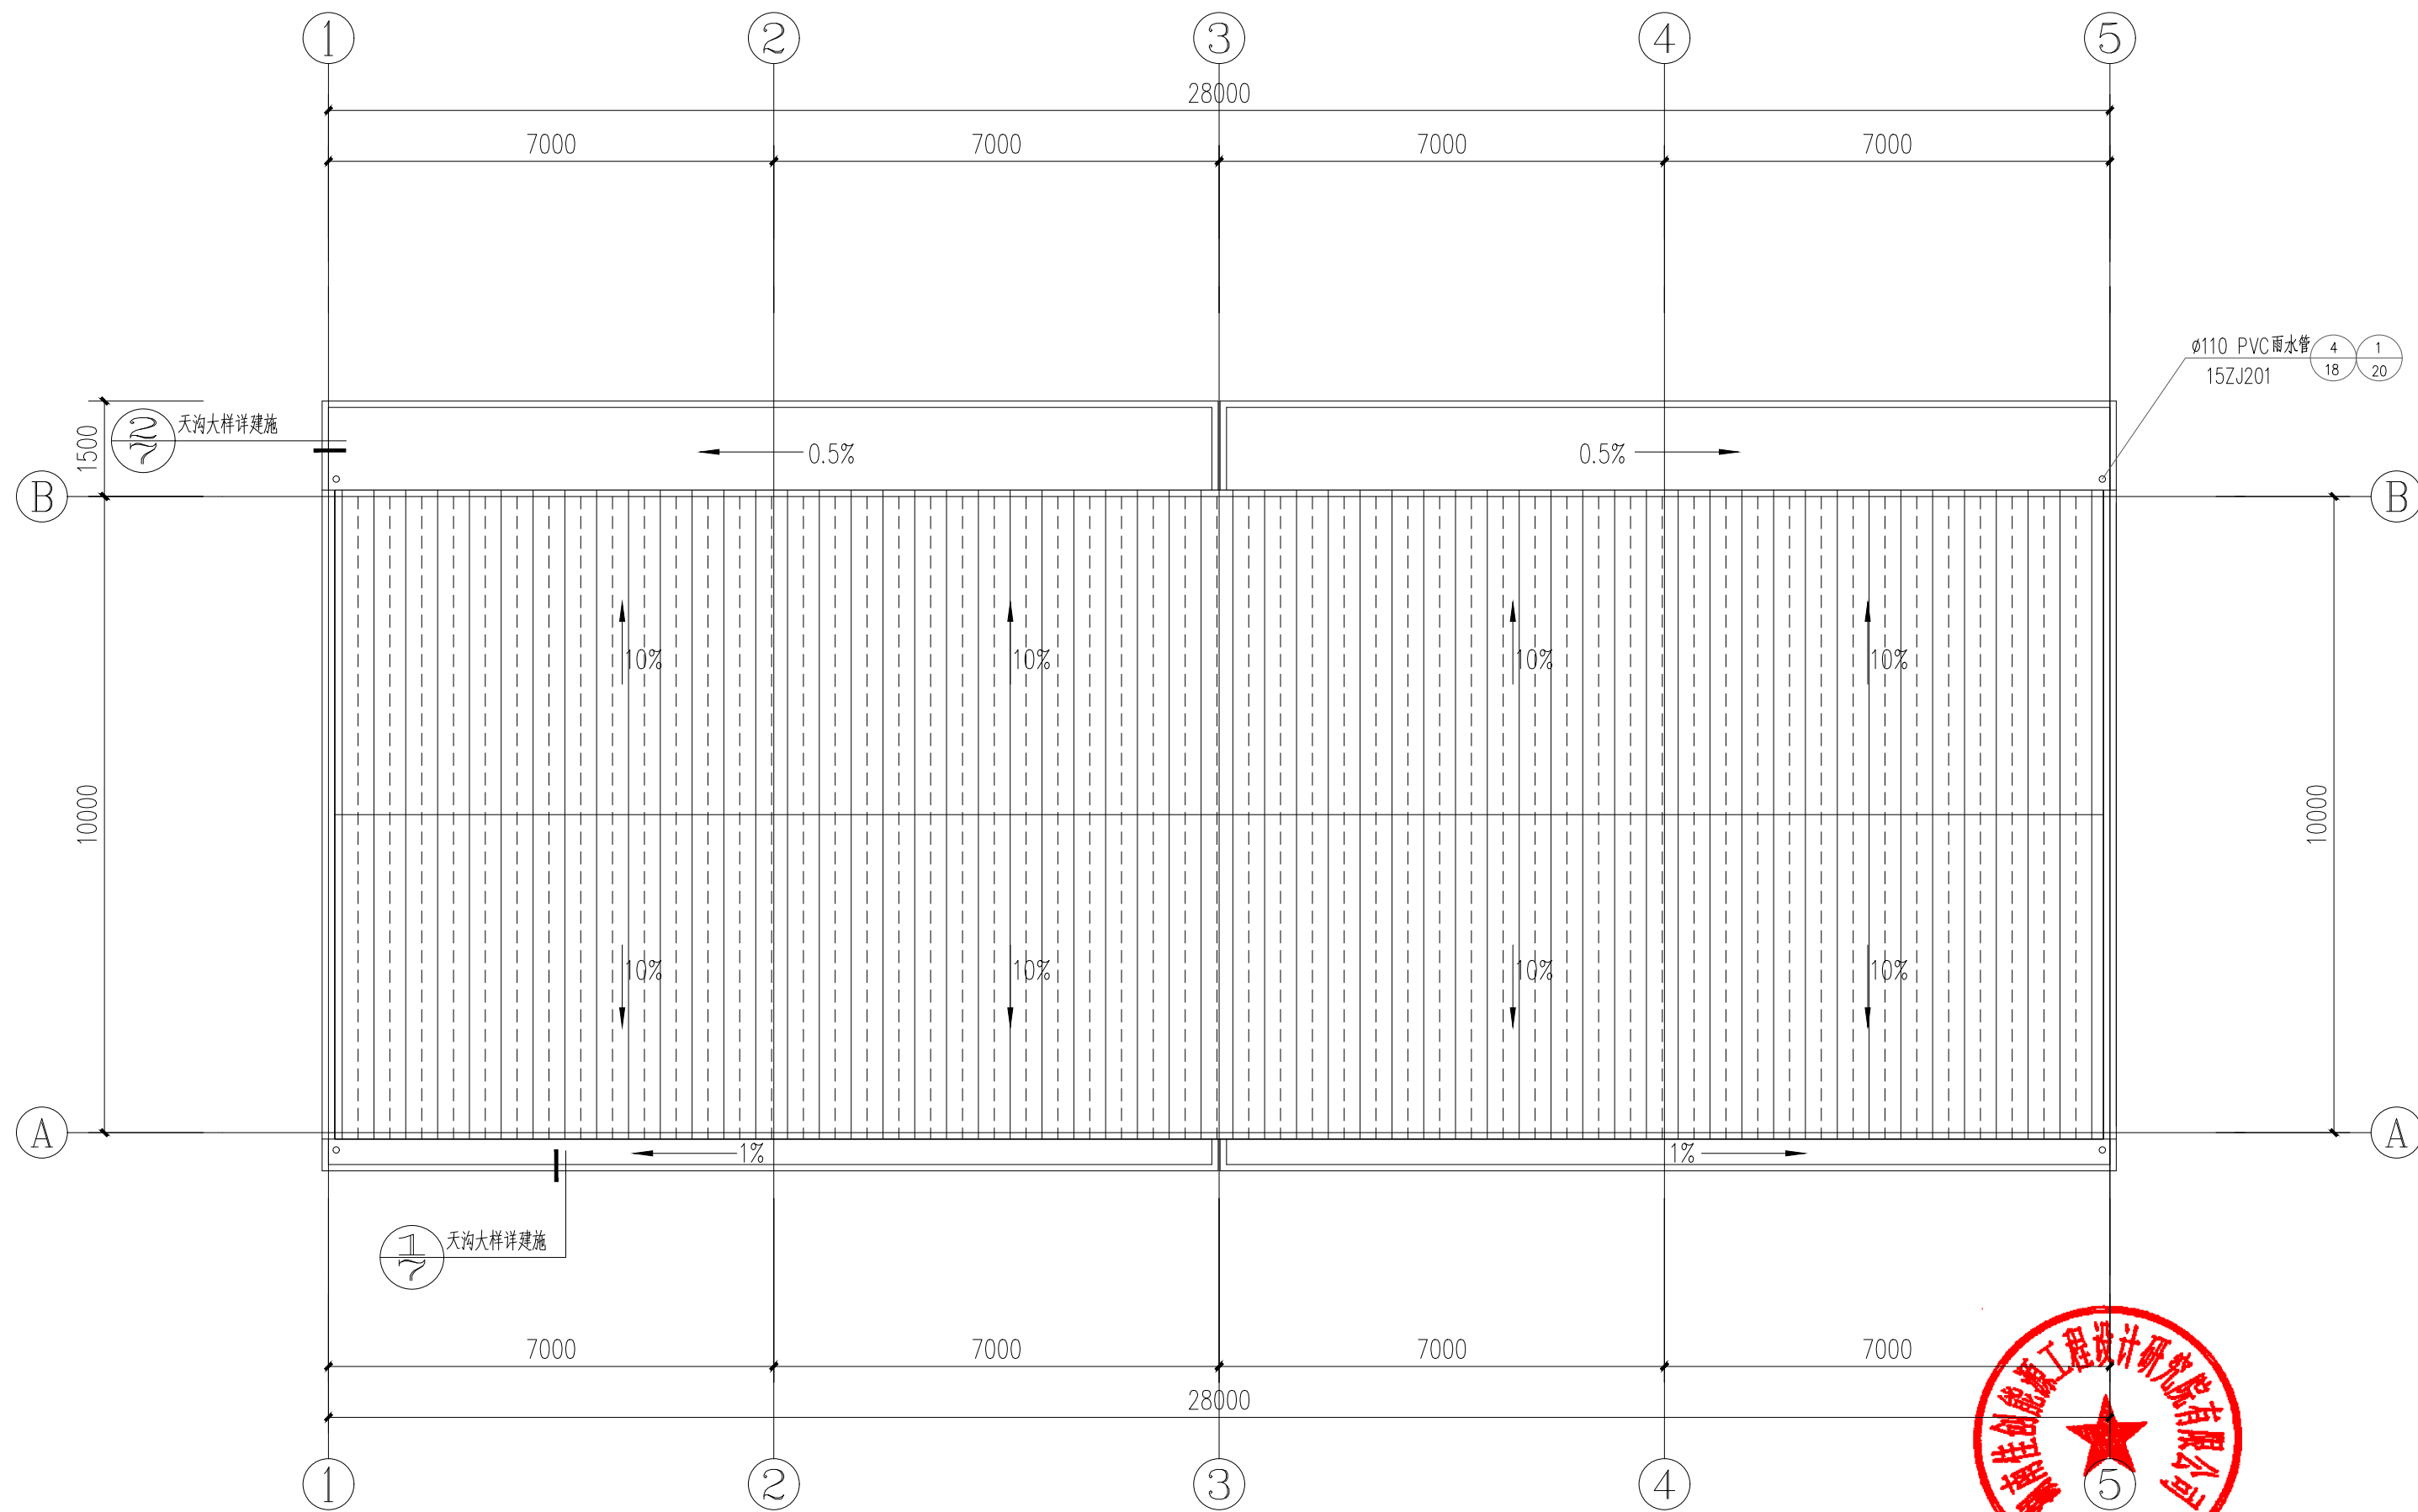


屋顶平面图 1:100

 佳创能源 JIA CHUANG ENERGY		湖南佳创能源工程设计研究院有限公司 Hunan Jiachuang Energy Engineering Design And Research Institute Co., Ltd.				设计资质	市政行业（城镇燃气）专业甲级	项目代号 JCNV2025-SJ-XHJS-01			
						证书编号	A143012522				
批 准		签字		校 核		签字	建设单位	会同新佑安能源有限公司	项目阶段	方 案	版本号
审 核		签字		设 计		签字	工程名称	会同县坪村镇液化石油气充装储配站项目	专 业	建 筑	0
审 定		签字		制 图		签字	项目名称	液化石油气储配站— 丙类仓库	图 号	JZ- 02	
项目负责		签字		专业负责		签字	图纸内容： 屋顶层平面图	比 例 时 间	1:100		
		签字	2026. 05								



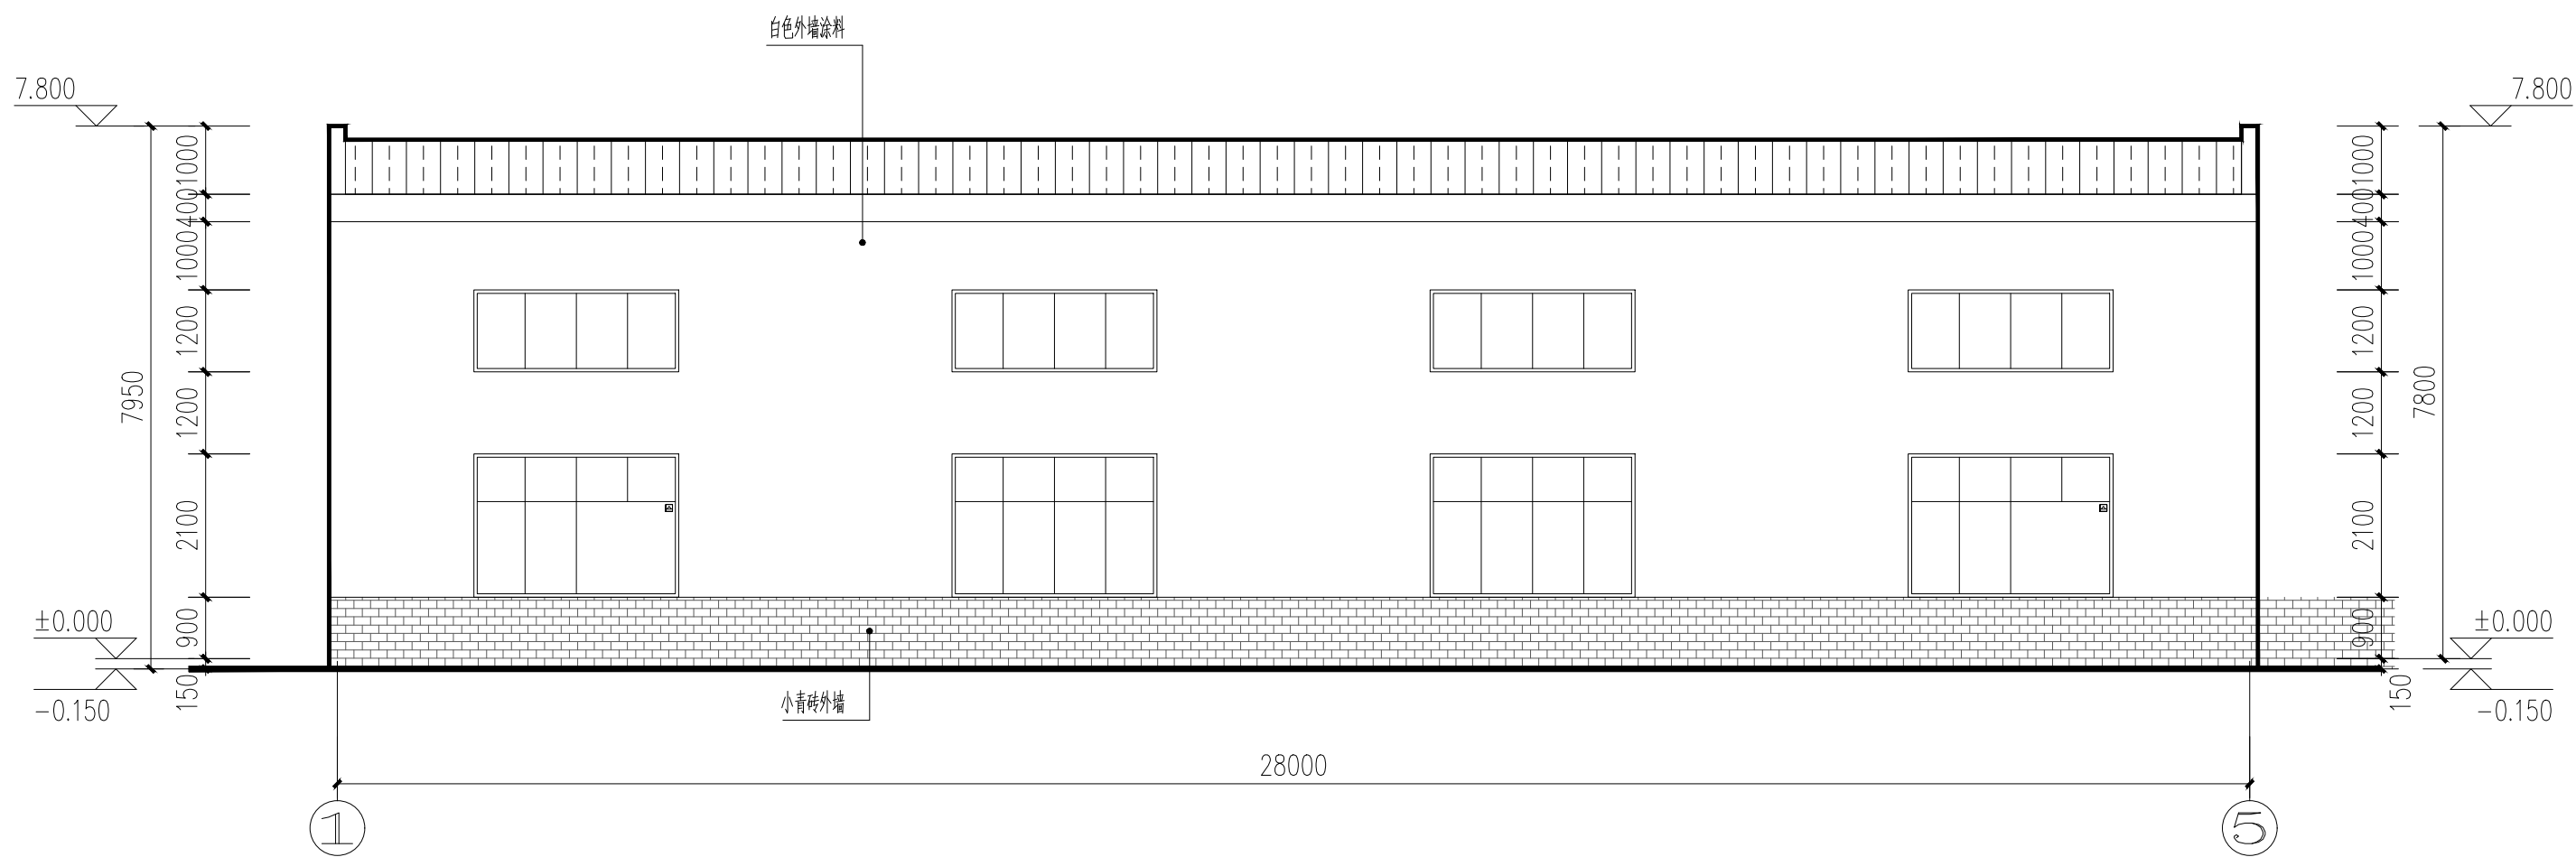


① ~ ⑤ 轴立面图

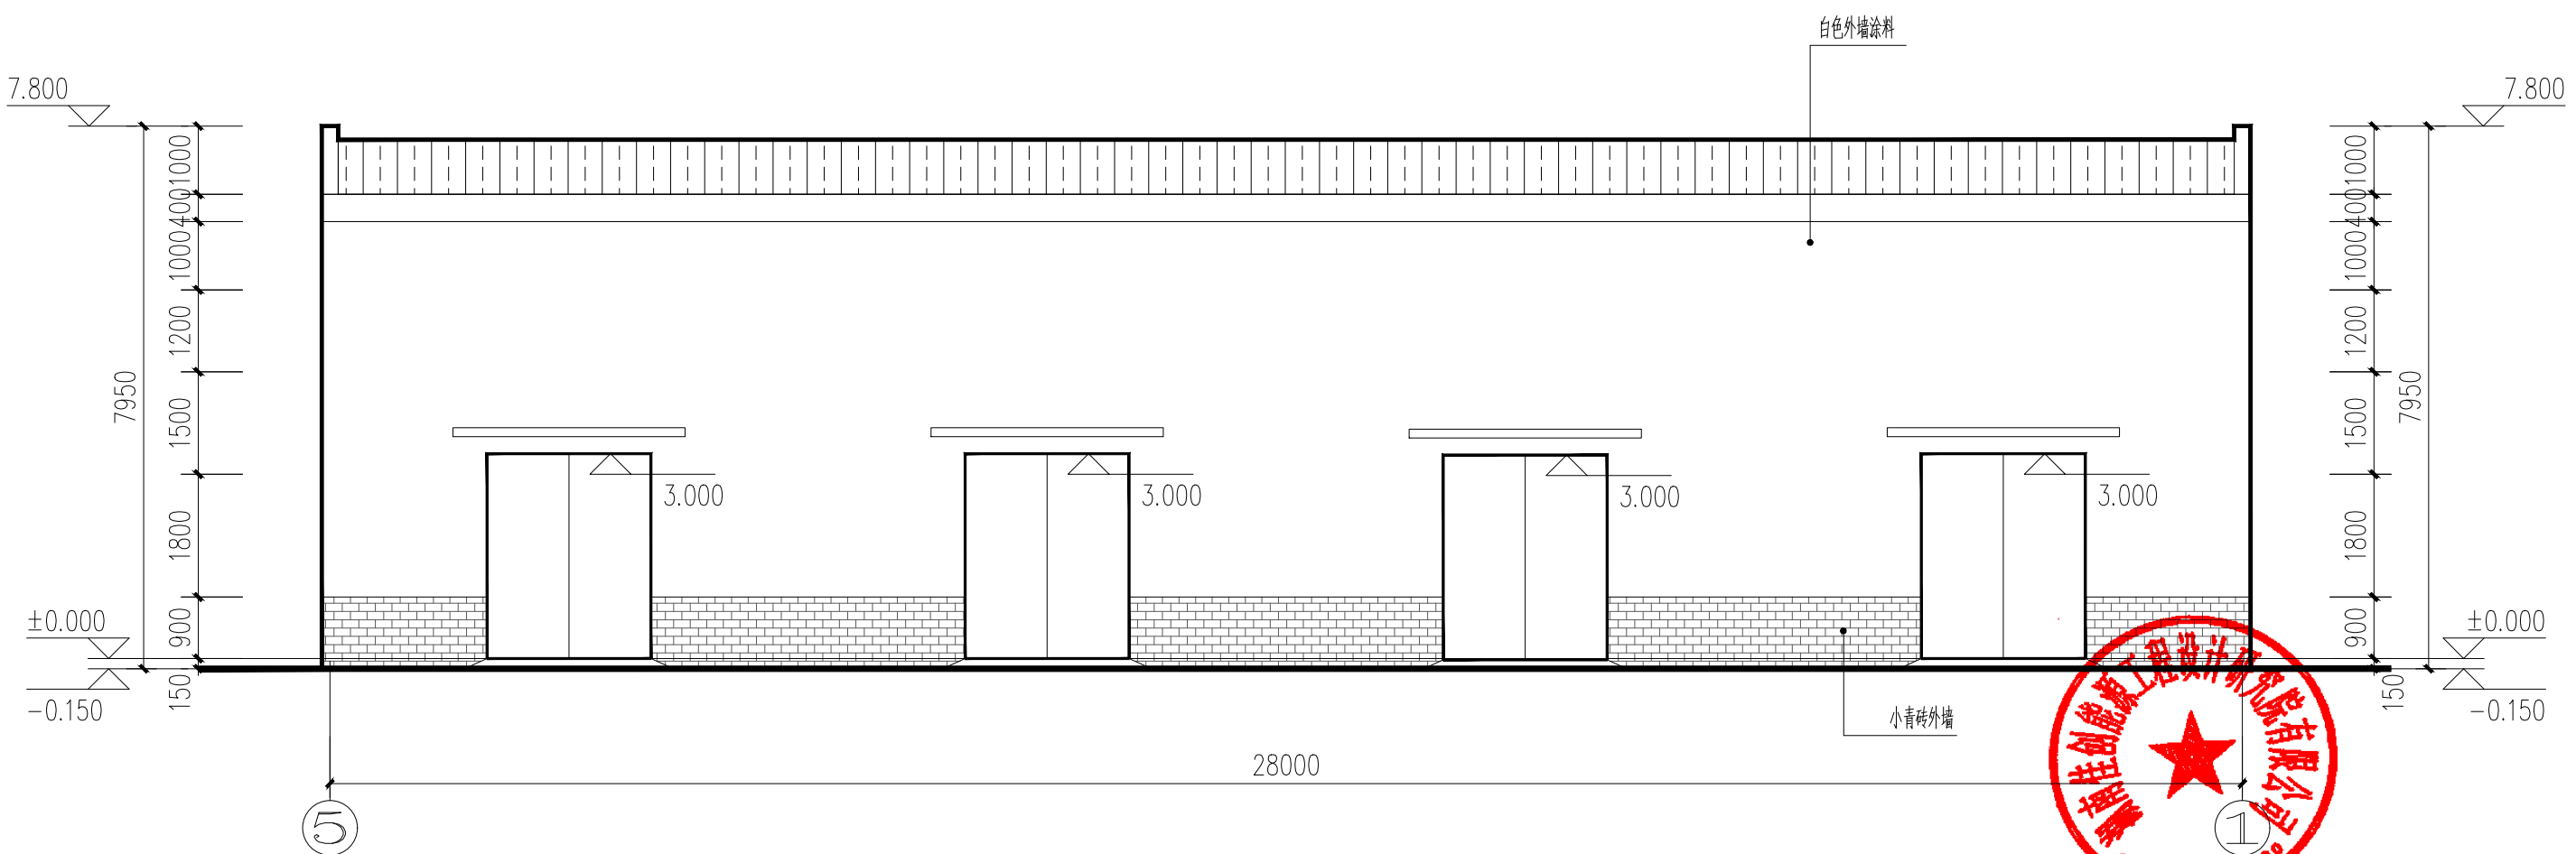


⑤ ~ ① 轴立面图


 佳创能源 JIA CHUANG ENERGY				湖南佳创能源工程设计研究院有限公司 Hunan Jiachuang Energy Engineering Design And Research Institute Co., Ltd.				设计资质 市政行业（城镇燃气）专业甲级		项目代号			
				证书编号				A143012522		JCNY2025-SJ-XHJS-01			
批 准		签 字		校 核		签 字		建设单位	会同新佑安能源有限公司		项目阶段	方 案	版本号
审 核		签 字		设 计		签 字		工程名称	会同县坪村镇液化石油气充装储配站项目		专 业	建 筑	0
审 定		签 字		制 图		签 字		项目名称	液化石油气储配站— 丙类仓库		图 号	JZ- 03	
项目负责		签 字		专业负责		签 字		图纸内容:	①—⑤立面图 ⑤—①立面图		比 例	1:100	
		签 字			时 间	2026. 05							

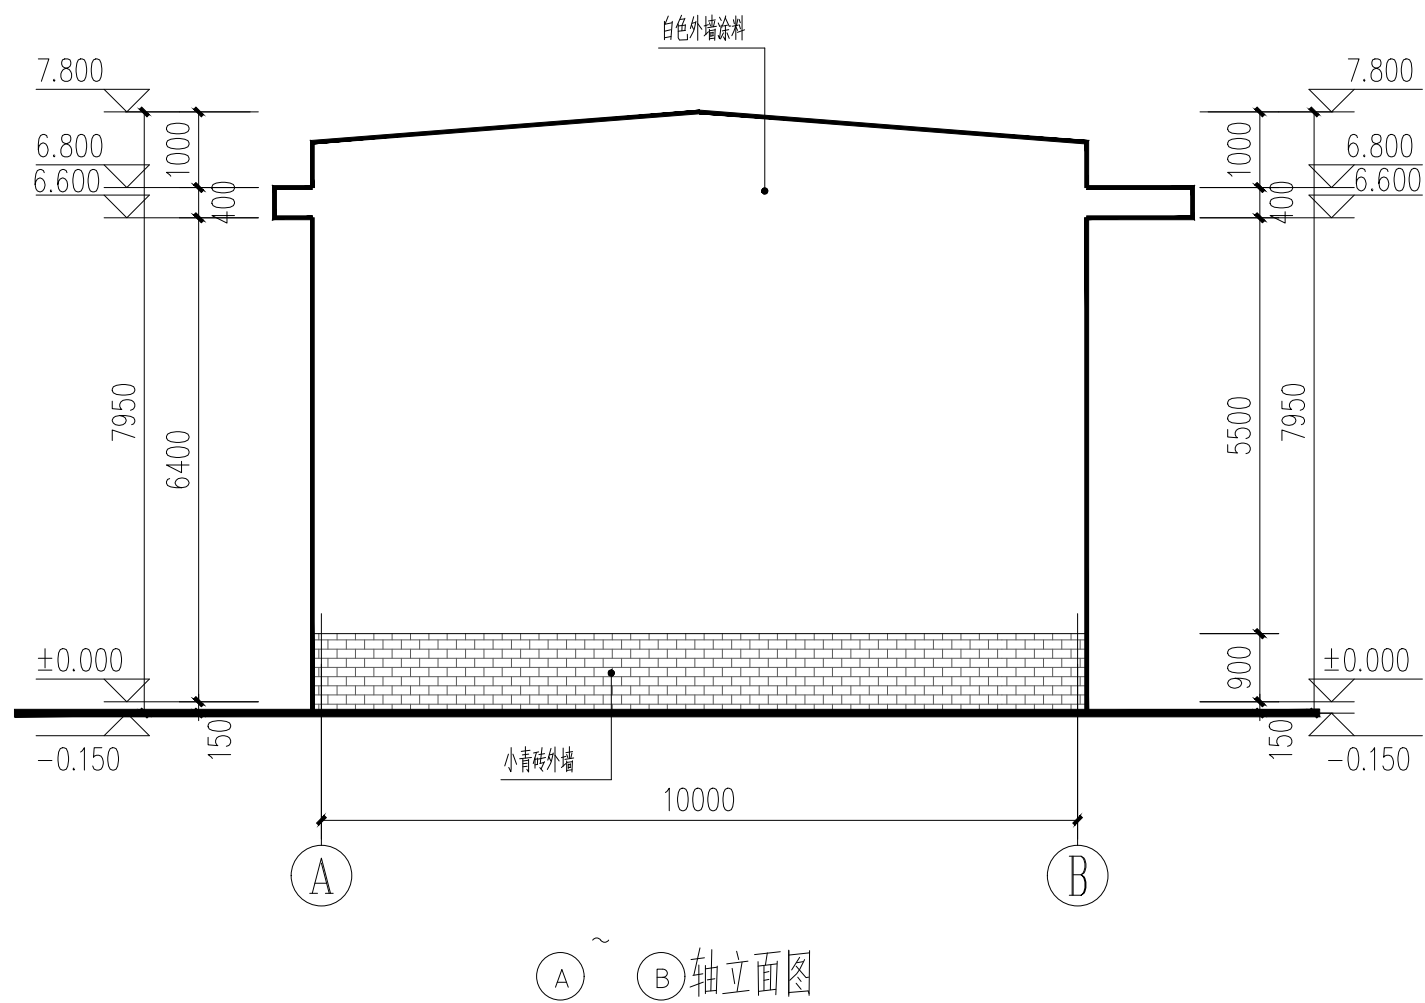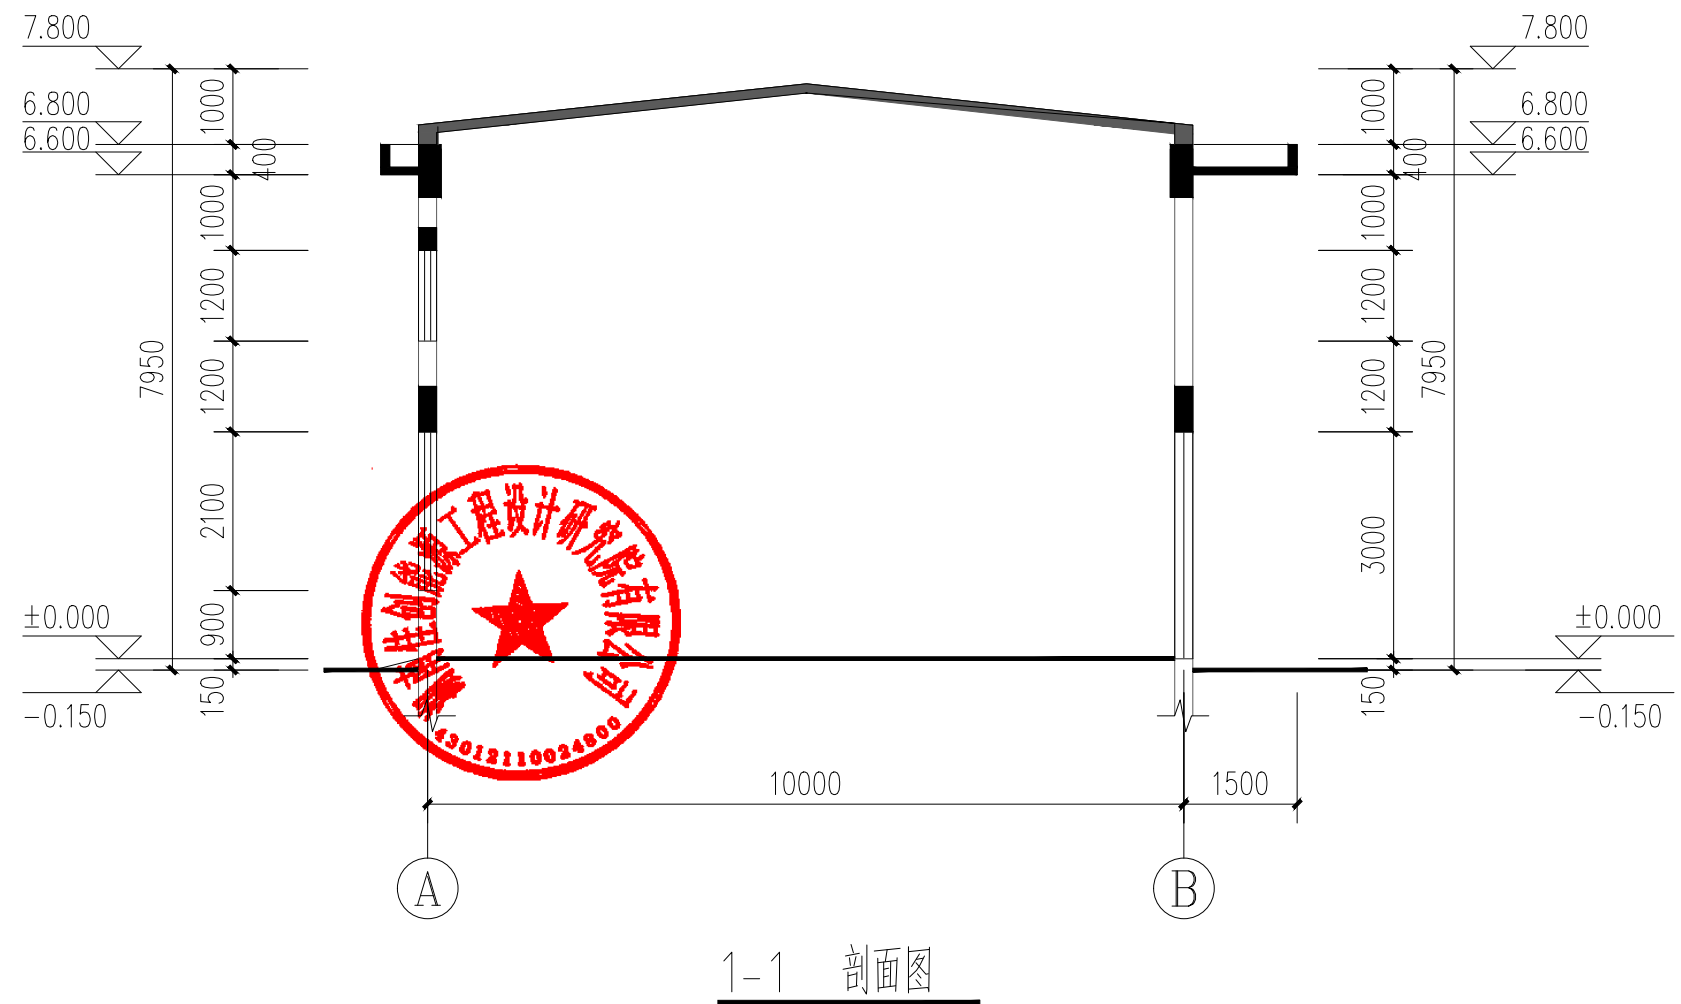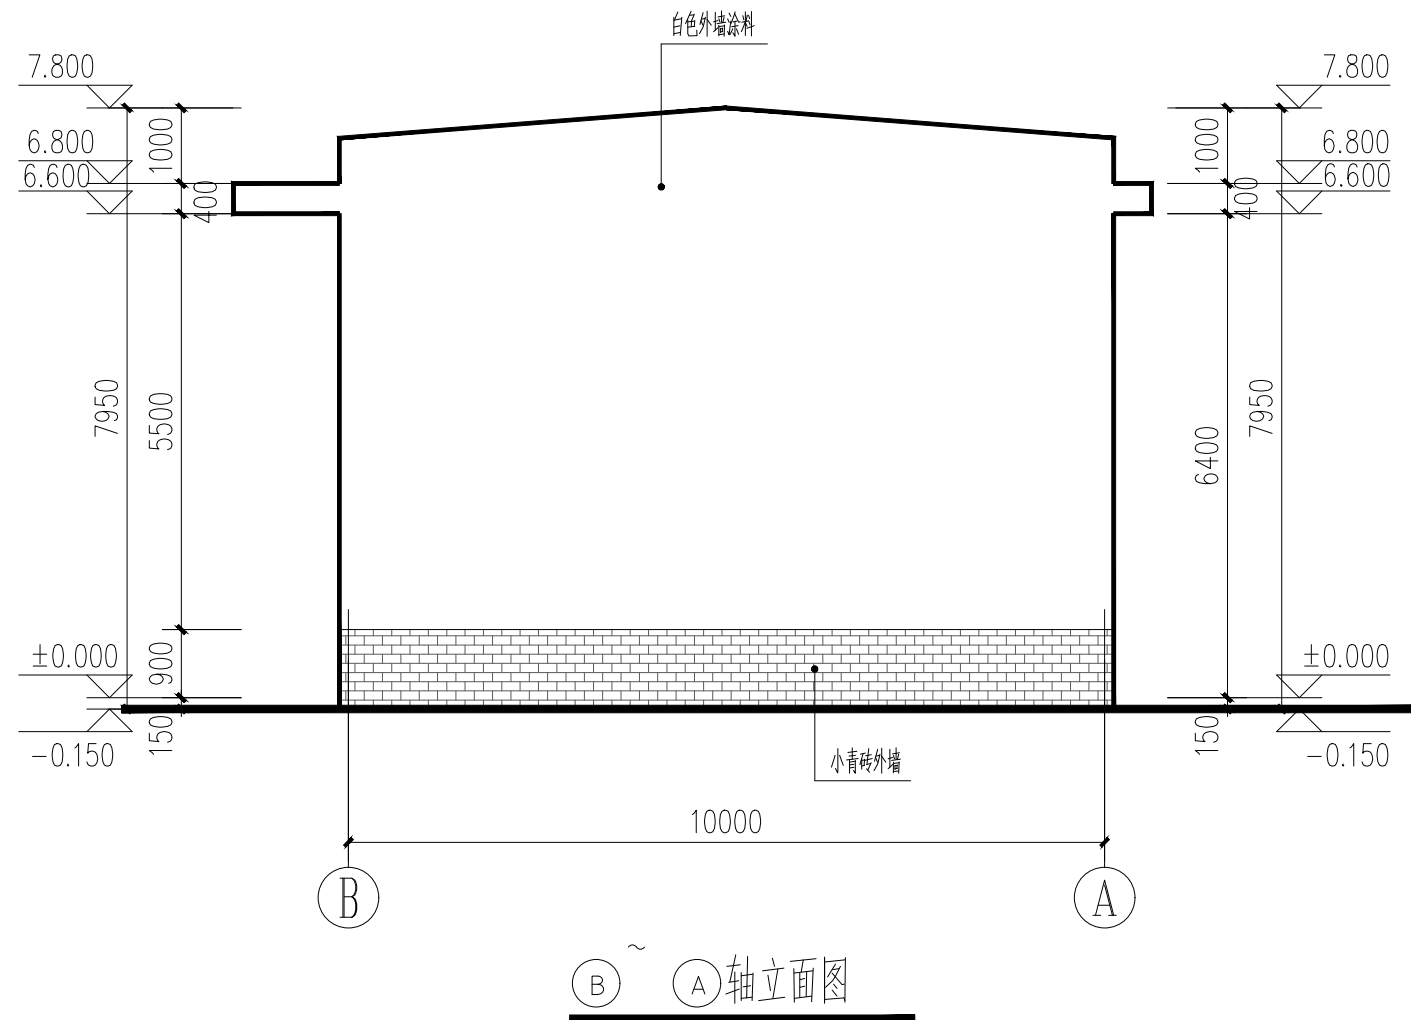

 佳创能源 JIA CHUANG ENERGY				湖南佳创能源工程设计研究院有限公司 Hunan Jiachuang Energy Engineering Design And Research Institute Co., Ltd.				设计资质 市政行业（城镇燃气）专业甲级 证书编号 A143012522		项目代号 JCNY2025-SJ-XHJS-01		
批 准		签字		校 核		签字	建设单位	会同新佑安能源有限公司		项目阶段	方 案	版本号
审 核		签字		设 计		签字	工程名称	会同县坪村镇液化石油气充装储配站项目		专 业	建 筑	0
审 定		签字		制 图		签字	项目名称	液化石油气储配站— 丙类仓库		图 号	JZ- 04	
项目负责		签字		专业负责		签字	图纸内容:	A—B立面图 B—A立面图 1—1剖面图		比 例	1:100	
										时 间	2026. 05	

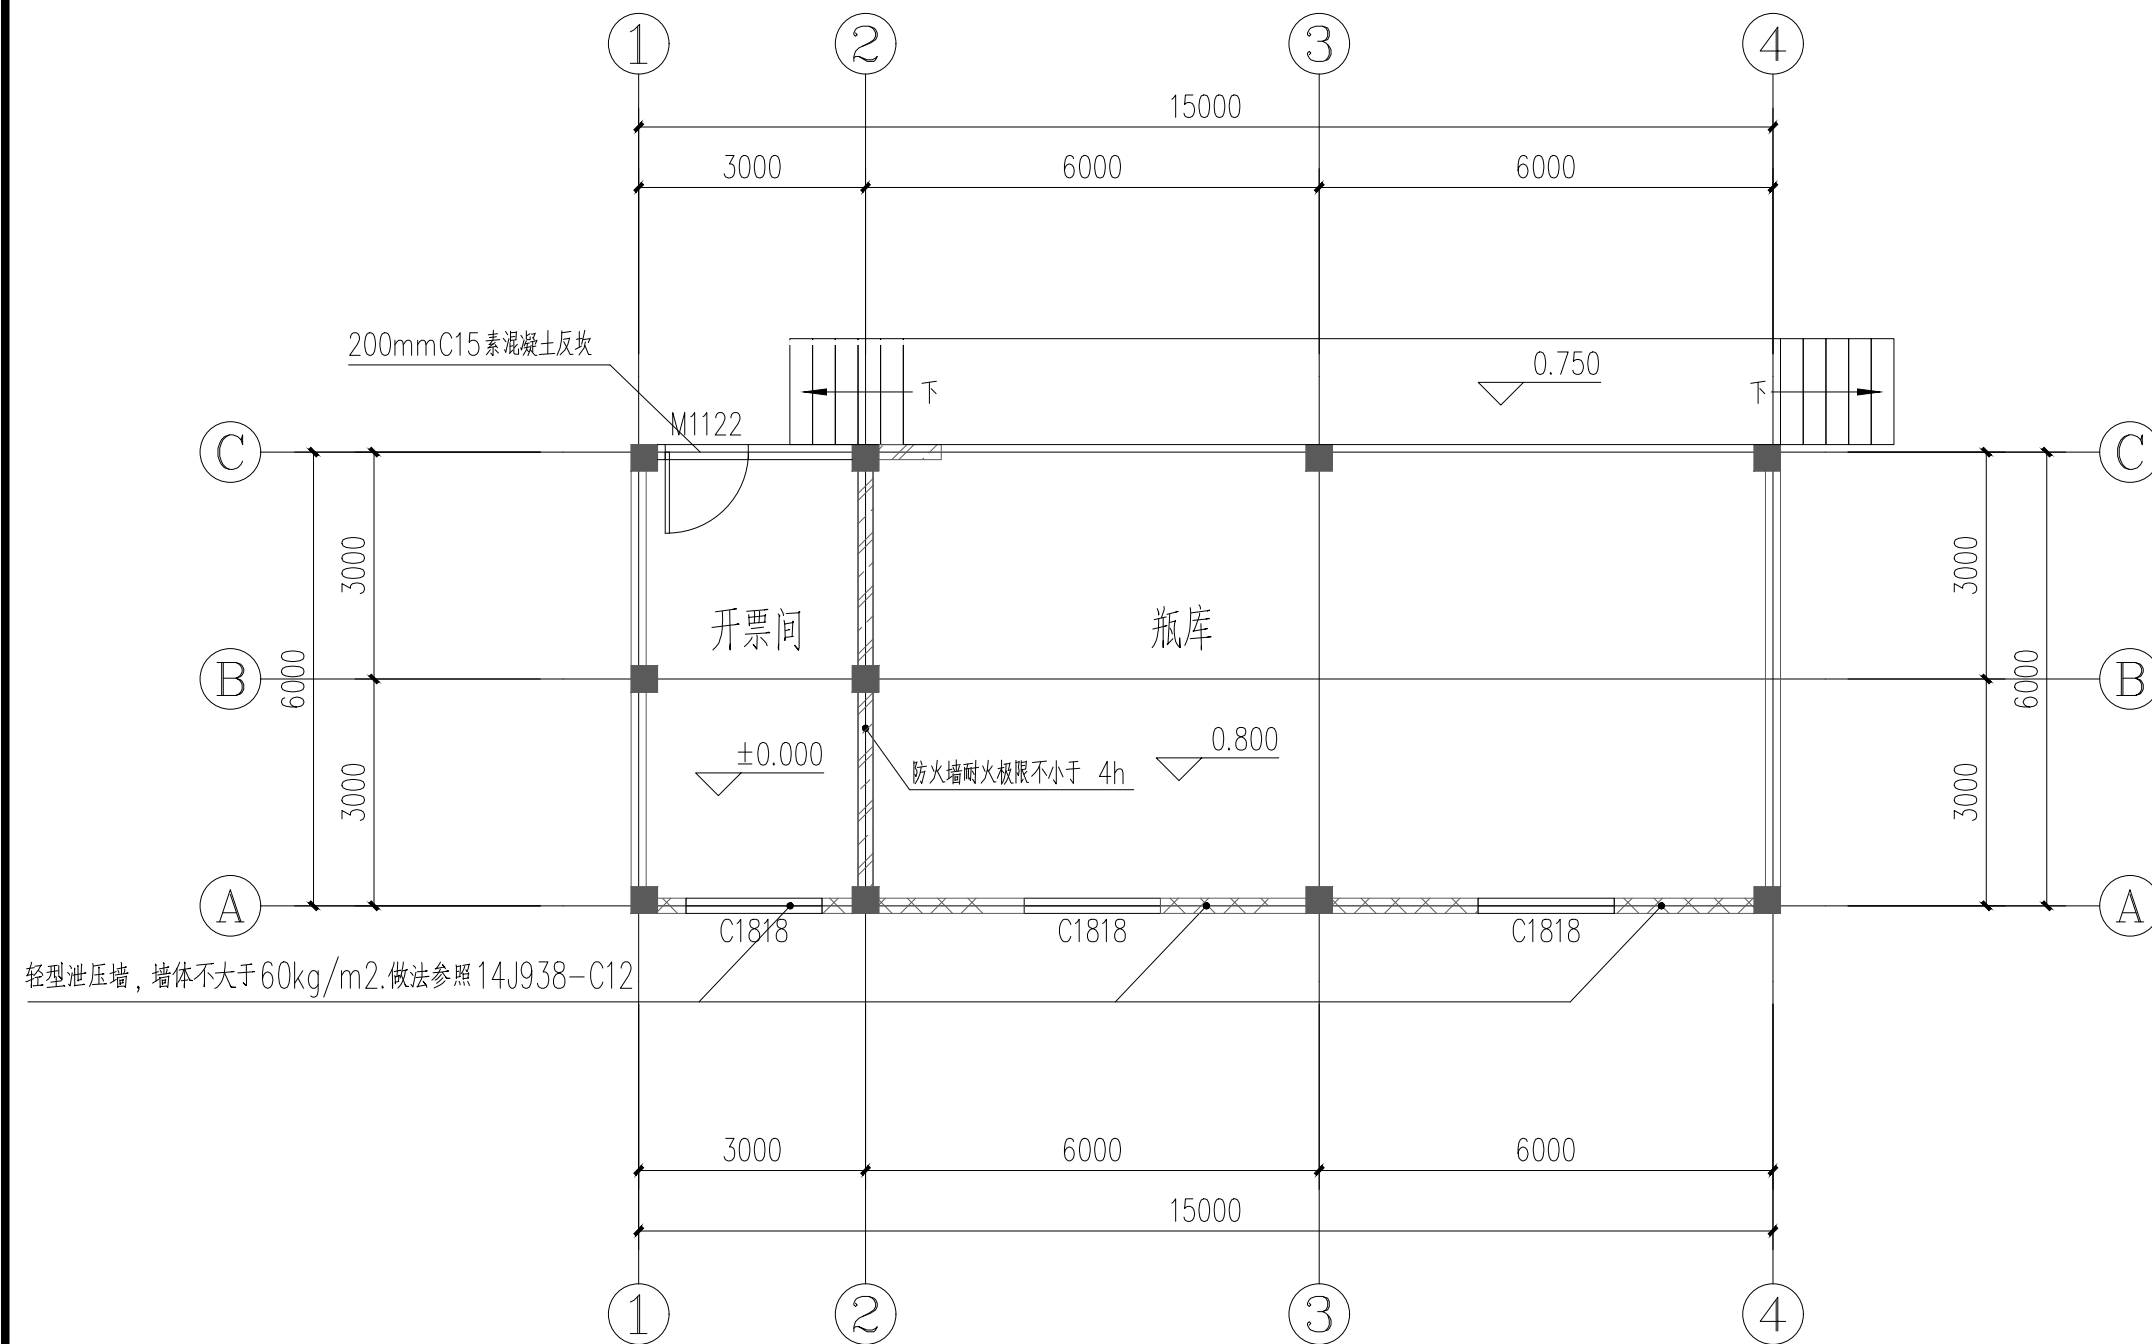


一层平面图 1:100

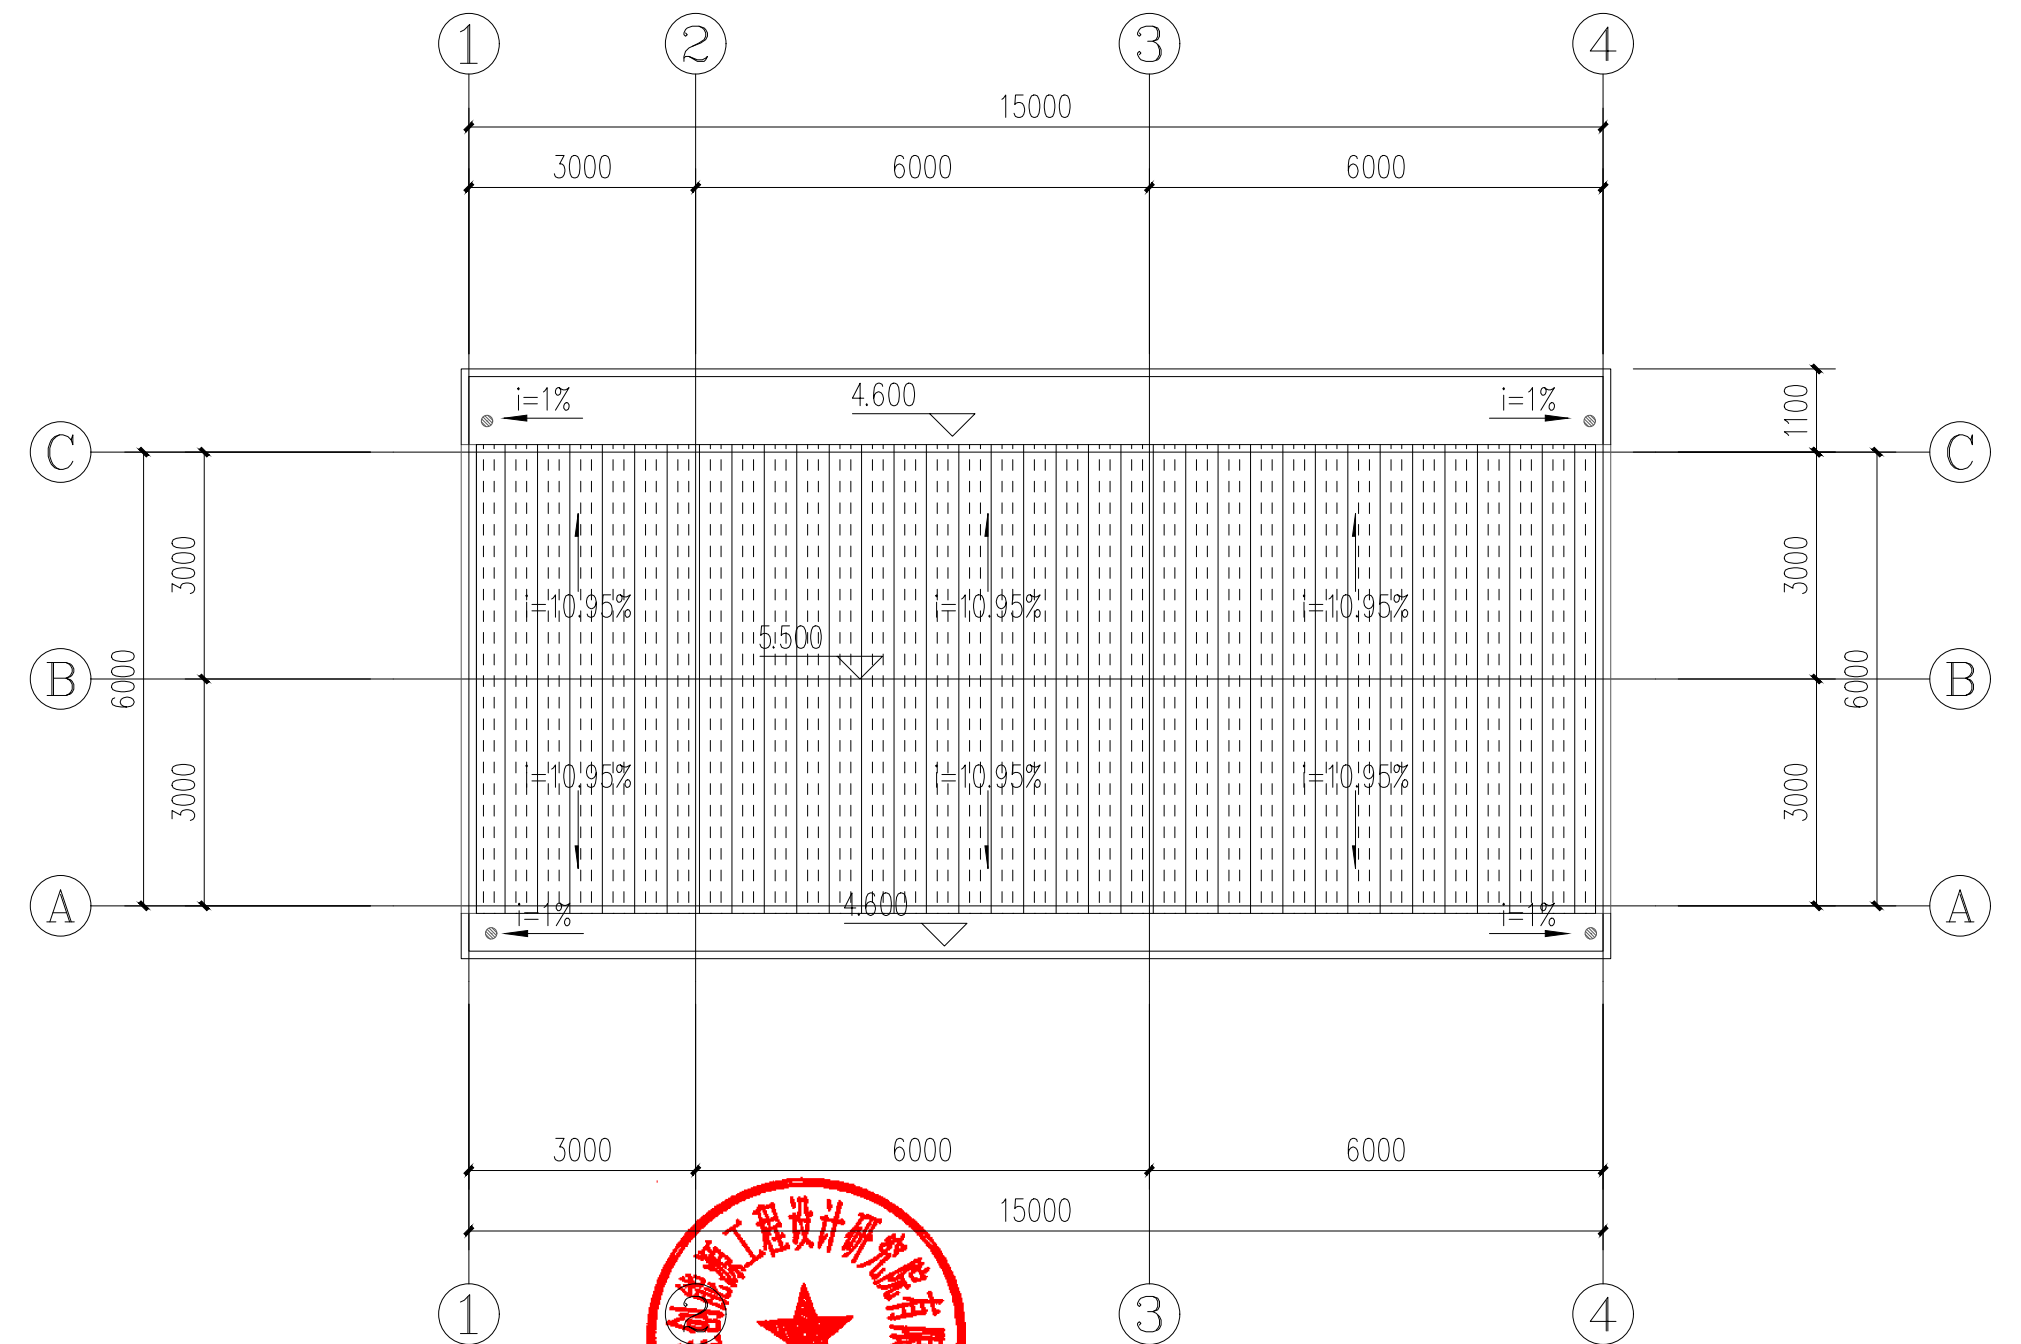


屋面平面图 1:100


		湖南佳创能源工程设计研究院有限公司 Hunan Jiachuang Energy Engineering Design And Research Institute Co., Ltd.		设计资质	市政行业（城镇燃气）专业甲级	项目代号			
				证书编号	A143012522		JCNY2025-SJ-XHJS-01		
批准	签字	校核	签字	建设单位	会同新佑安能源有限公司		项目阶段	方案	版本号
审核	签字	设计	签字	工程名称	会同县坪村镇液化石油气充装储配站项目		专业	建筑	0
审定	签字	制图	签字	项目名称	II类瓶装供应站—瓶库		图号	JZ-01	
项目负责	签字	专业负责	签字	图纸内容:	平面图		比例	1:100	
	签字		签字				时间	2026.05	

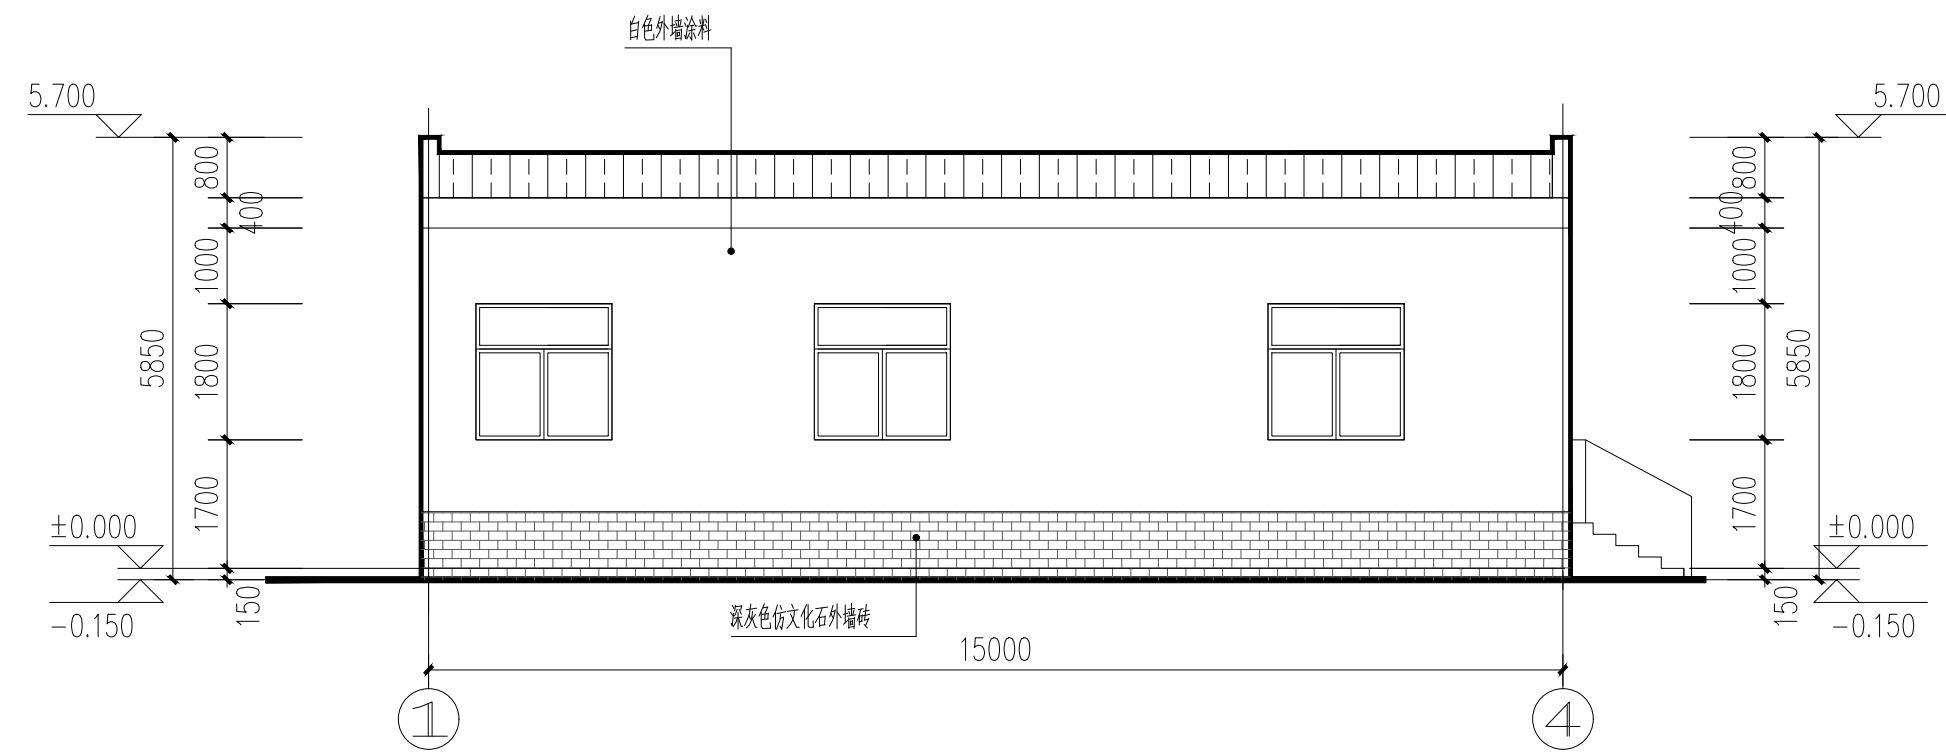


1~4 轴立面图 1:100

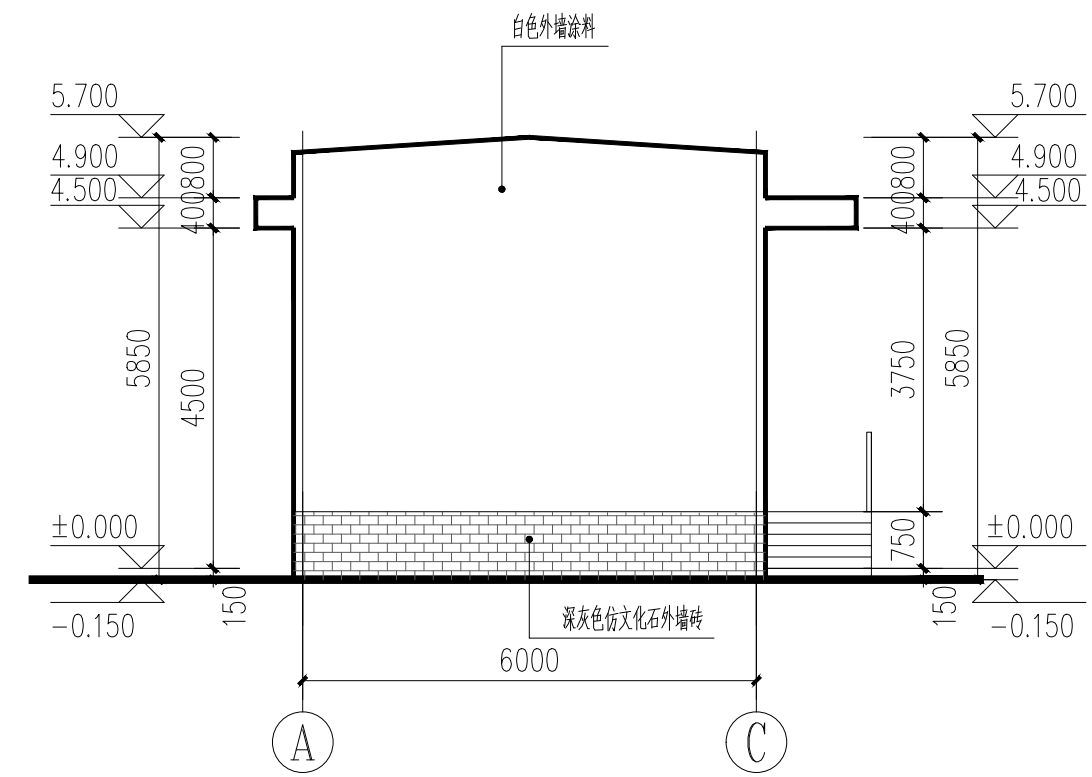

A~C 轴立面图 1:100

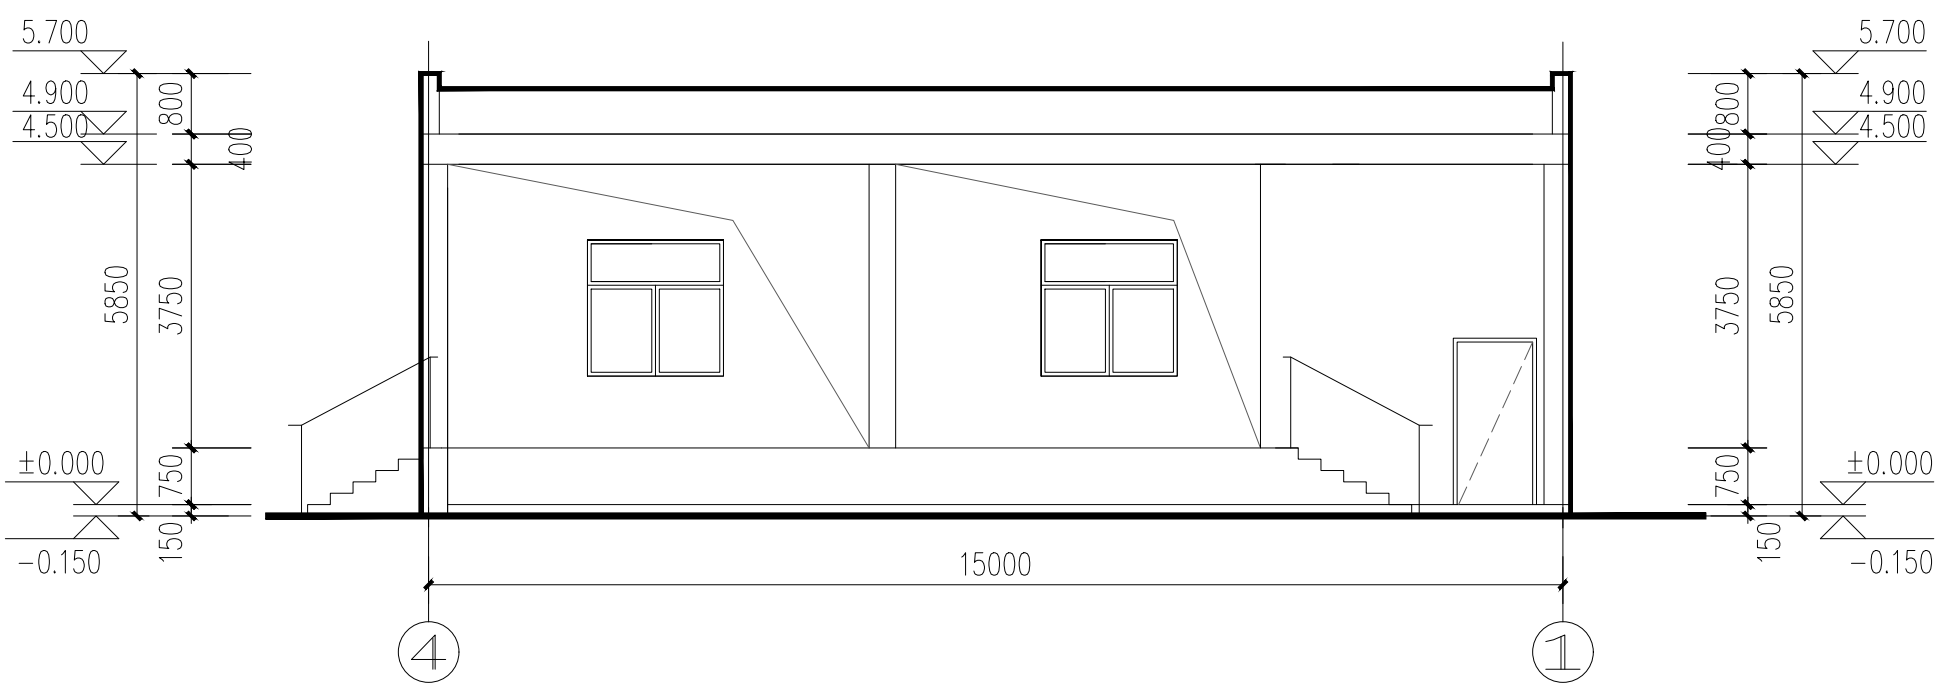

4~1 轴立面图 1:100

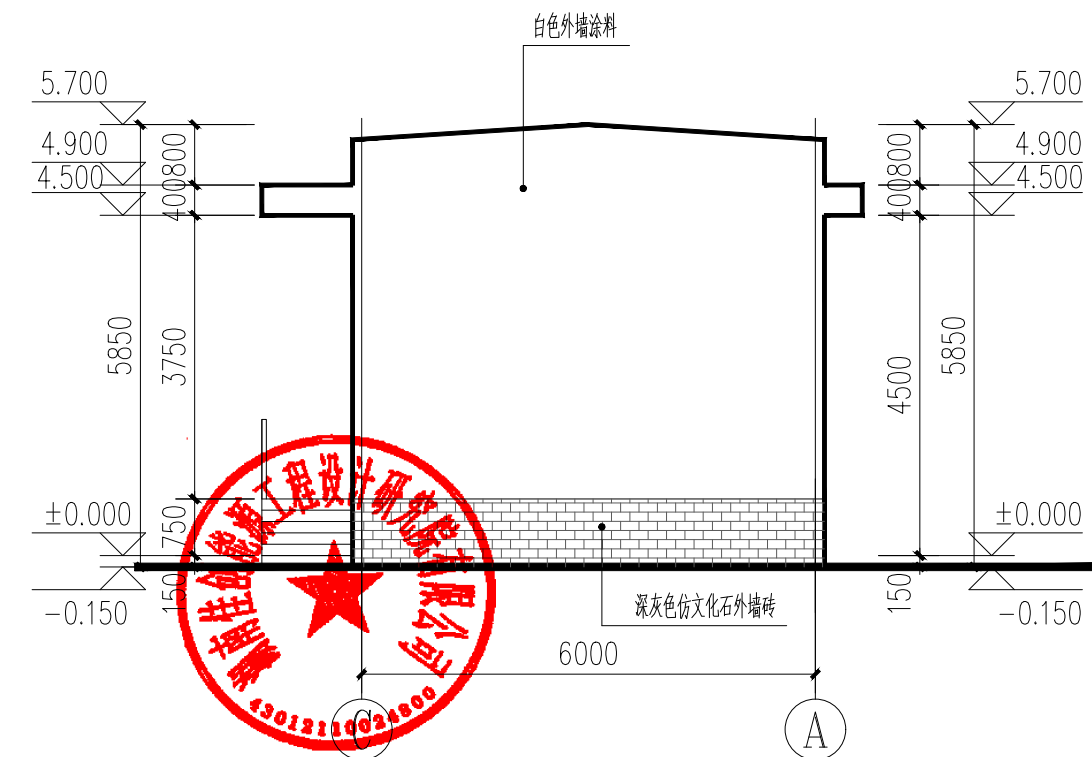

C~A 轴立面图 1:100

		佳创能源		湖南佳创能源工程设计研究院有限公司		设计资质	市政行业（城镇燃气）专业甲级	项目代号		
		JIA CHUANG ENERGY		Hunan Jiachuang Energy Engineering Design And Research Institute Co., Ltd.		证书编号	A143012522			JCN2025-SJ-XHJS-01
批准	签字	校核	签字	建设单位	会同新佑安能源有限公司		项目阶段	方案	版本号	
审核	签字	设计	签字	工程名称	会同县坪村镇液化石油气充装储配站项目		专业	建筑		
审定	签字	制图	签字	项目名称	II类瓶装供应站—瓶库		图号	JZ-02		
项目负责人	签字	专业负责	签字	图纸内容:	立面图		比例	1:100		0
	签字		签字				时间	2026.05		